


PROJEKT ZAGOSPODAROWANIA TERENU SKALA 1:500

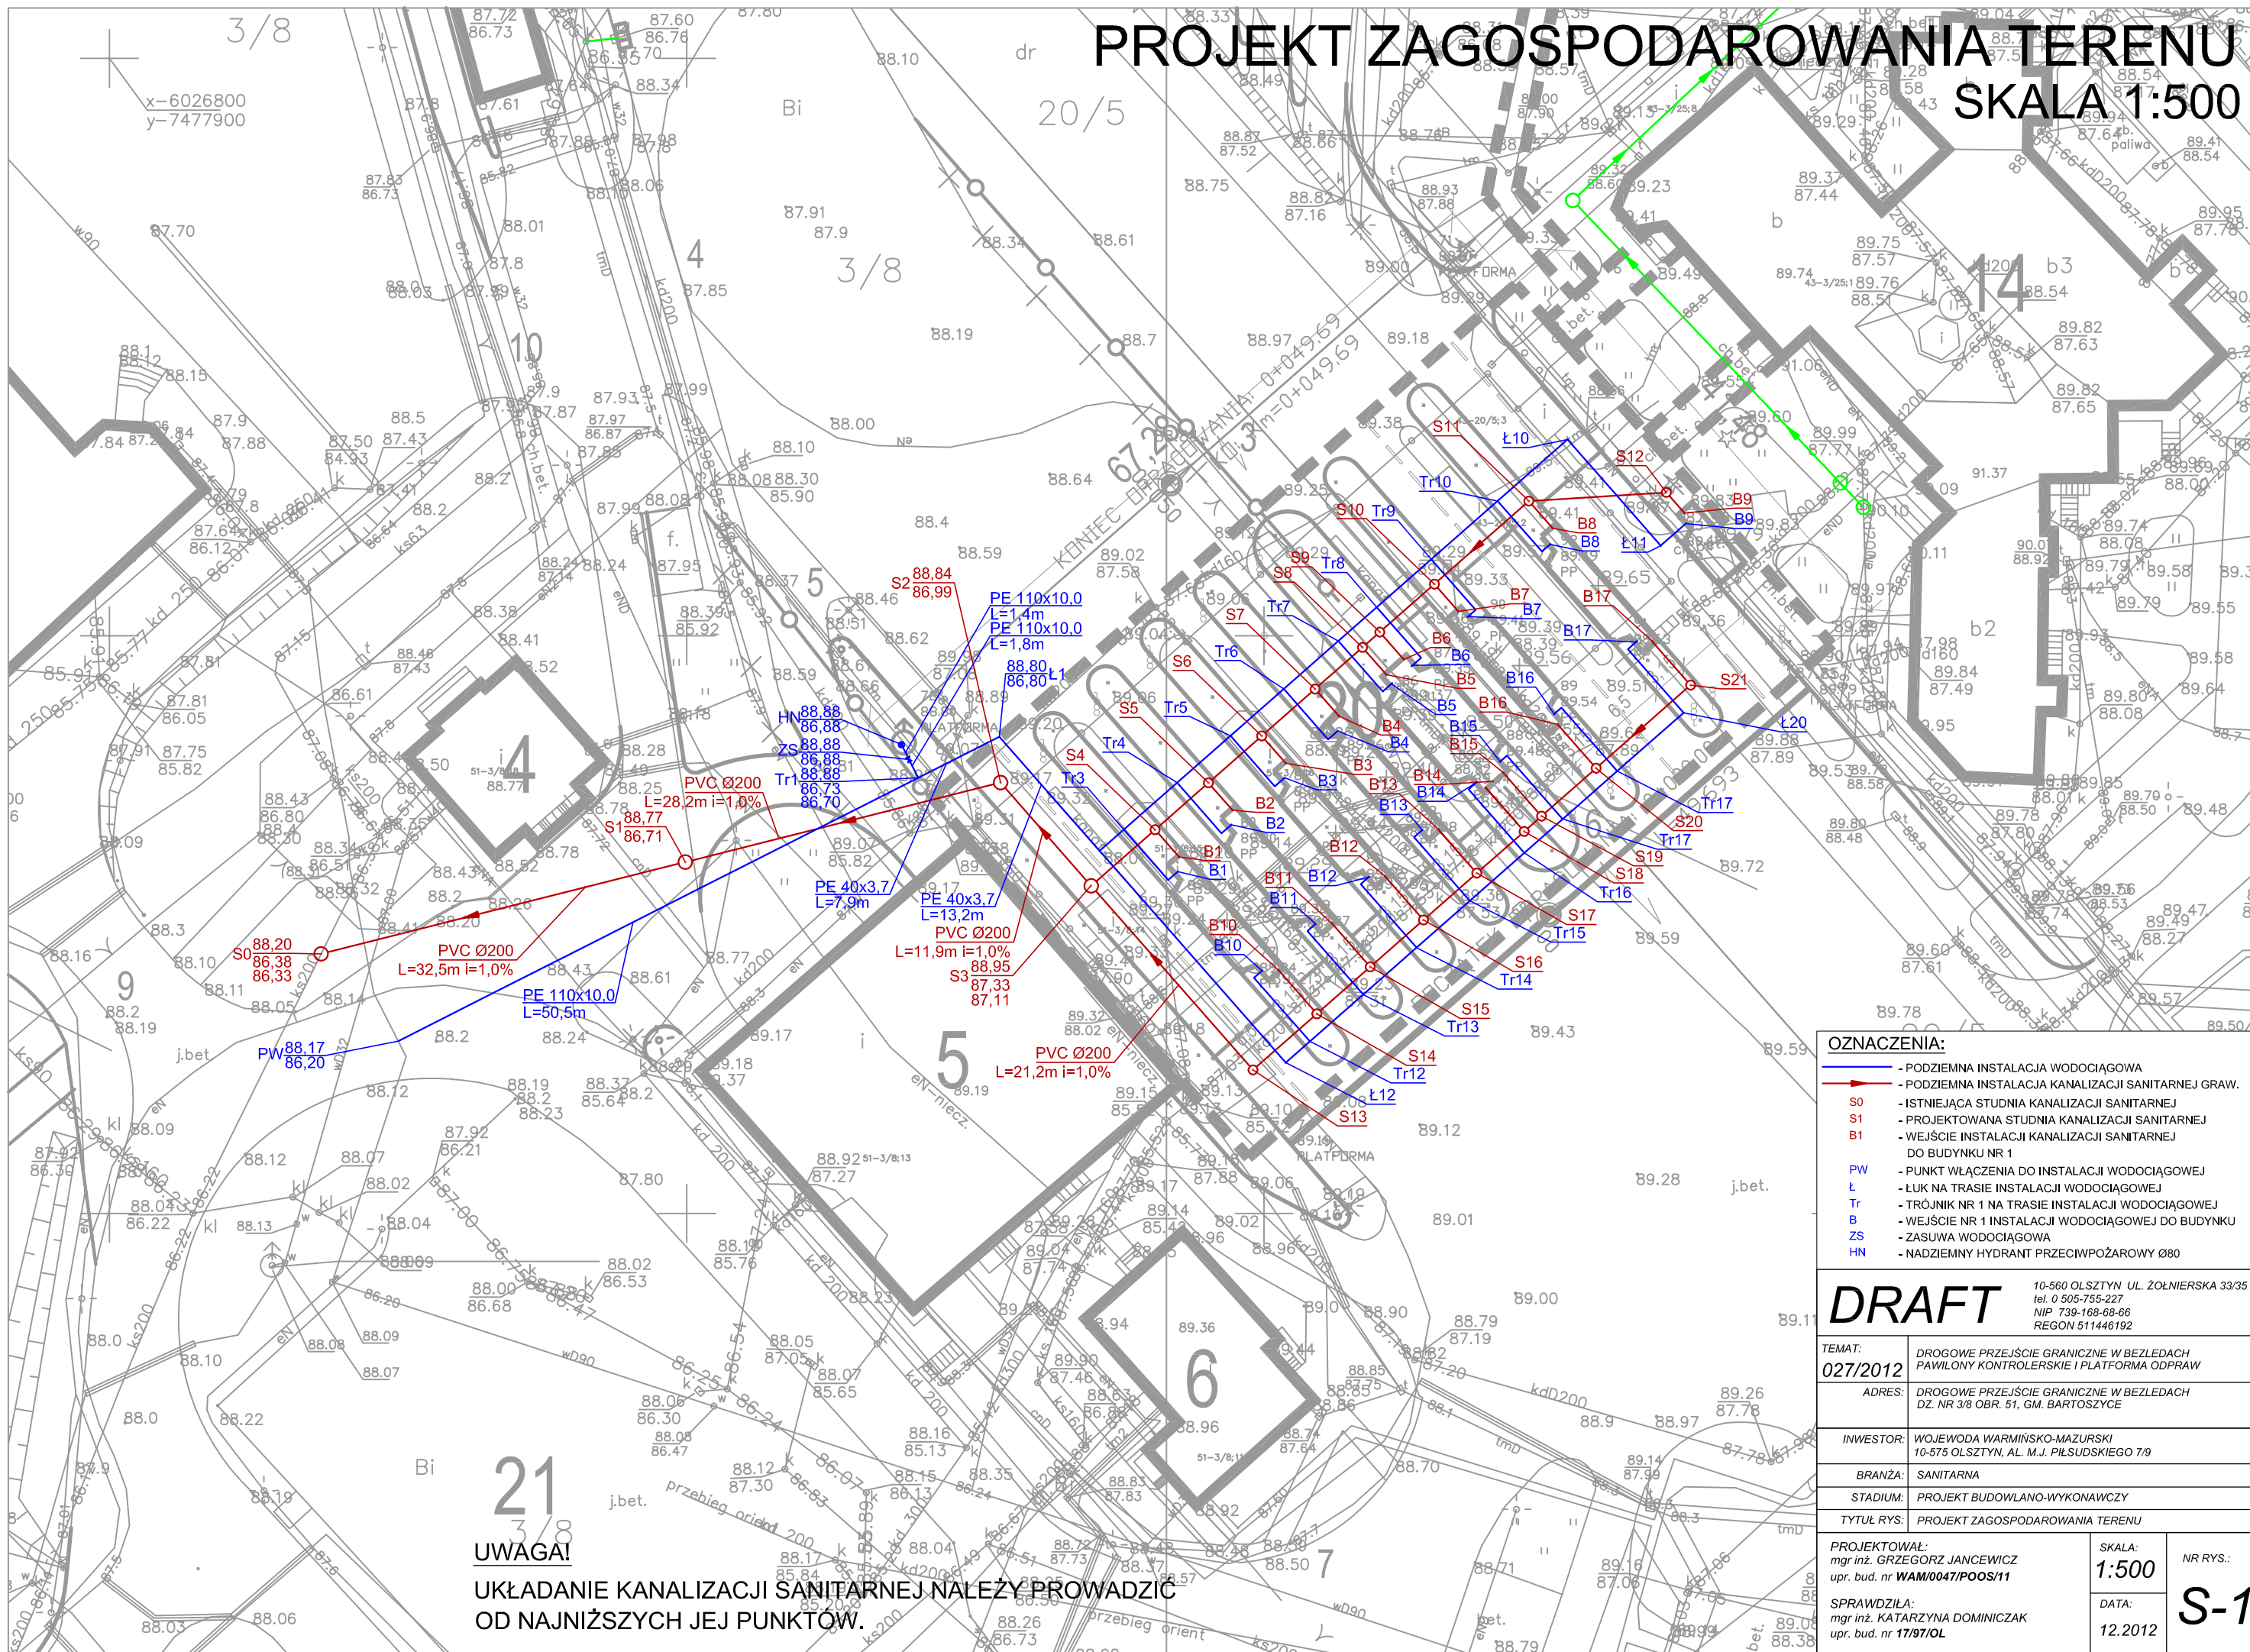

- OZNACZENIA:**
- - PODZIEMNA INSTALACJA WODOCIĄGOWA
 - - PODZIEMNA INSTALACJA KANALIZACJI SANITARNEJ GRAB.
 - S0 - ISTNIEJĄCA STUDNIA KANALIZACJI SANITARNEJ
 - S1 - PROJEKTOWANA STUDNIA KANALIZACJI SANITARNEJ
 - B1 - WEJŚCIE INSTALACJI KANALIZACJI SANITARNEJ DO BUDYNKU NR 1
 - PW - PUNKT WŁĄCZENIA DO INSTALACJI WODOCIĄGOWEJ
 - Ł - ŁUK NA TRASIE INSTALACJI WODOCIĄGOWEJ
 - Tr - TRÓJNIK NR 1 NA TRASIE INSTALACJI WODOCIĄGOWEJ
 - B - WEJŚCIE NR 1 INSTALACJI WODOCIĄGOWEJ DO BUDYNKU
 - ZS - ZASUWA WODOCIĄGOWA
 - HN - NADZIEMNY HYDRANT PRZECIWOPOŻAROWY Ø80

DRAFT		10-560 OLSZTYN UL. ŻOŁNIERSKA 33/35 tel. 0 505-755-227 NIP 739-168-68-66 REGON 511446192	
TEMAT:	DROGOWE PRZEJŚCIE GRANICZNE W BEZLEDACH PAWILONY KONTROLERSKIE I PLATFORMA ODPRAW		
ADRES:	DROGOWE PRZEJŚCIE GRANICZNE W BEZLEDACH DZ. NR 3/8 OBR. 51, GM. BARTOSZYCE		
INWESTOR:	WOJEWODA WARMIŃSKO-MAZURSKI 10-575 OLSZTYN, AL. M.J. PIŁSUDSKIEGO 7/9		
BRANZA:	SANITARNA		
STADIUM:	PROJEKT BUDOWLANO-WYKONAWCZY		
TYTUŁ RYS:	PROJEKT ZAGOSPODAROWANIA TERENU		
PROJEKTOWAŁ:	mgr inż. GRZEGORZ JANECWICZ upr. bud. nr WAM/0047/POOS/11	SKALA:	1:500
SPRAWDZIŁA:	mgr inż. KATARZYNA DOMINICZAK upr. bud. nr 17/97/OL	DATA:	12.2012
		NR RYS.:	S-1

UWAGA!
UKŁADANIE KANALIZACJI SANITARNEJ NALEŻY PROWADZIĆ
OD NAJNIŻSZYCH JEJ PUNKTÓW.