


PROJEKT ZAGOSPODAROWANIA TERENU

SKALA 1:250

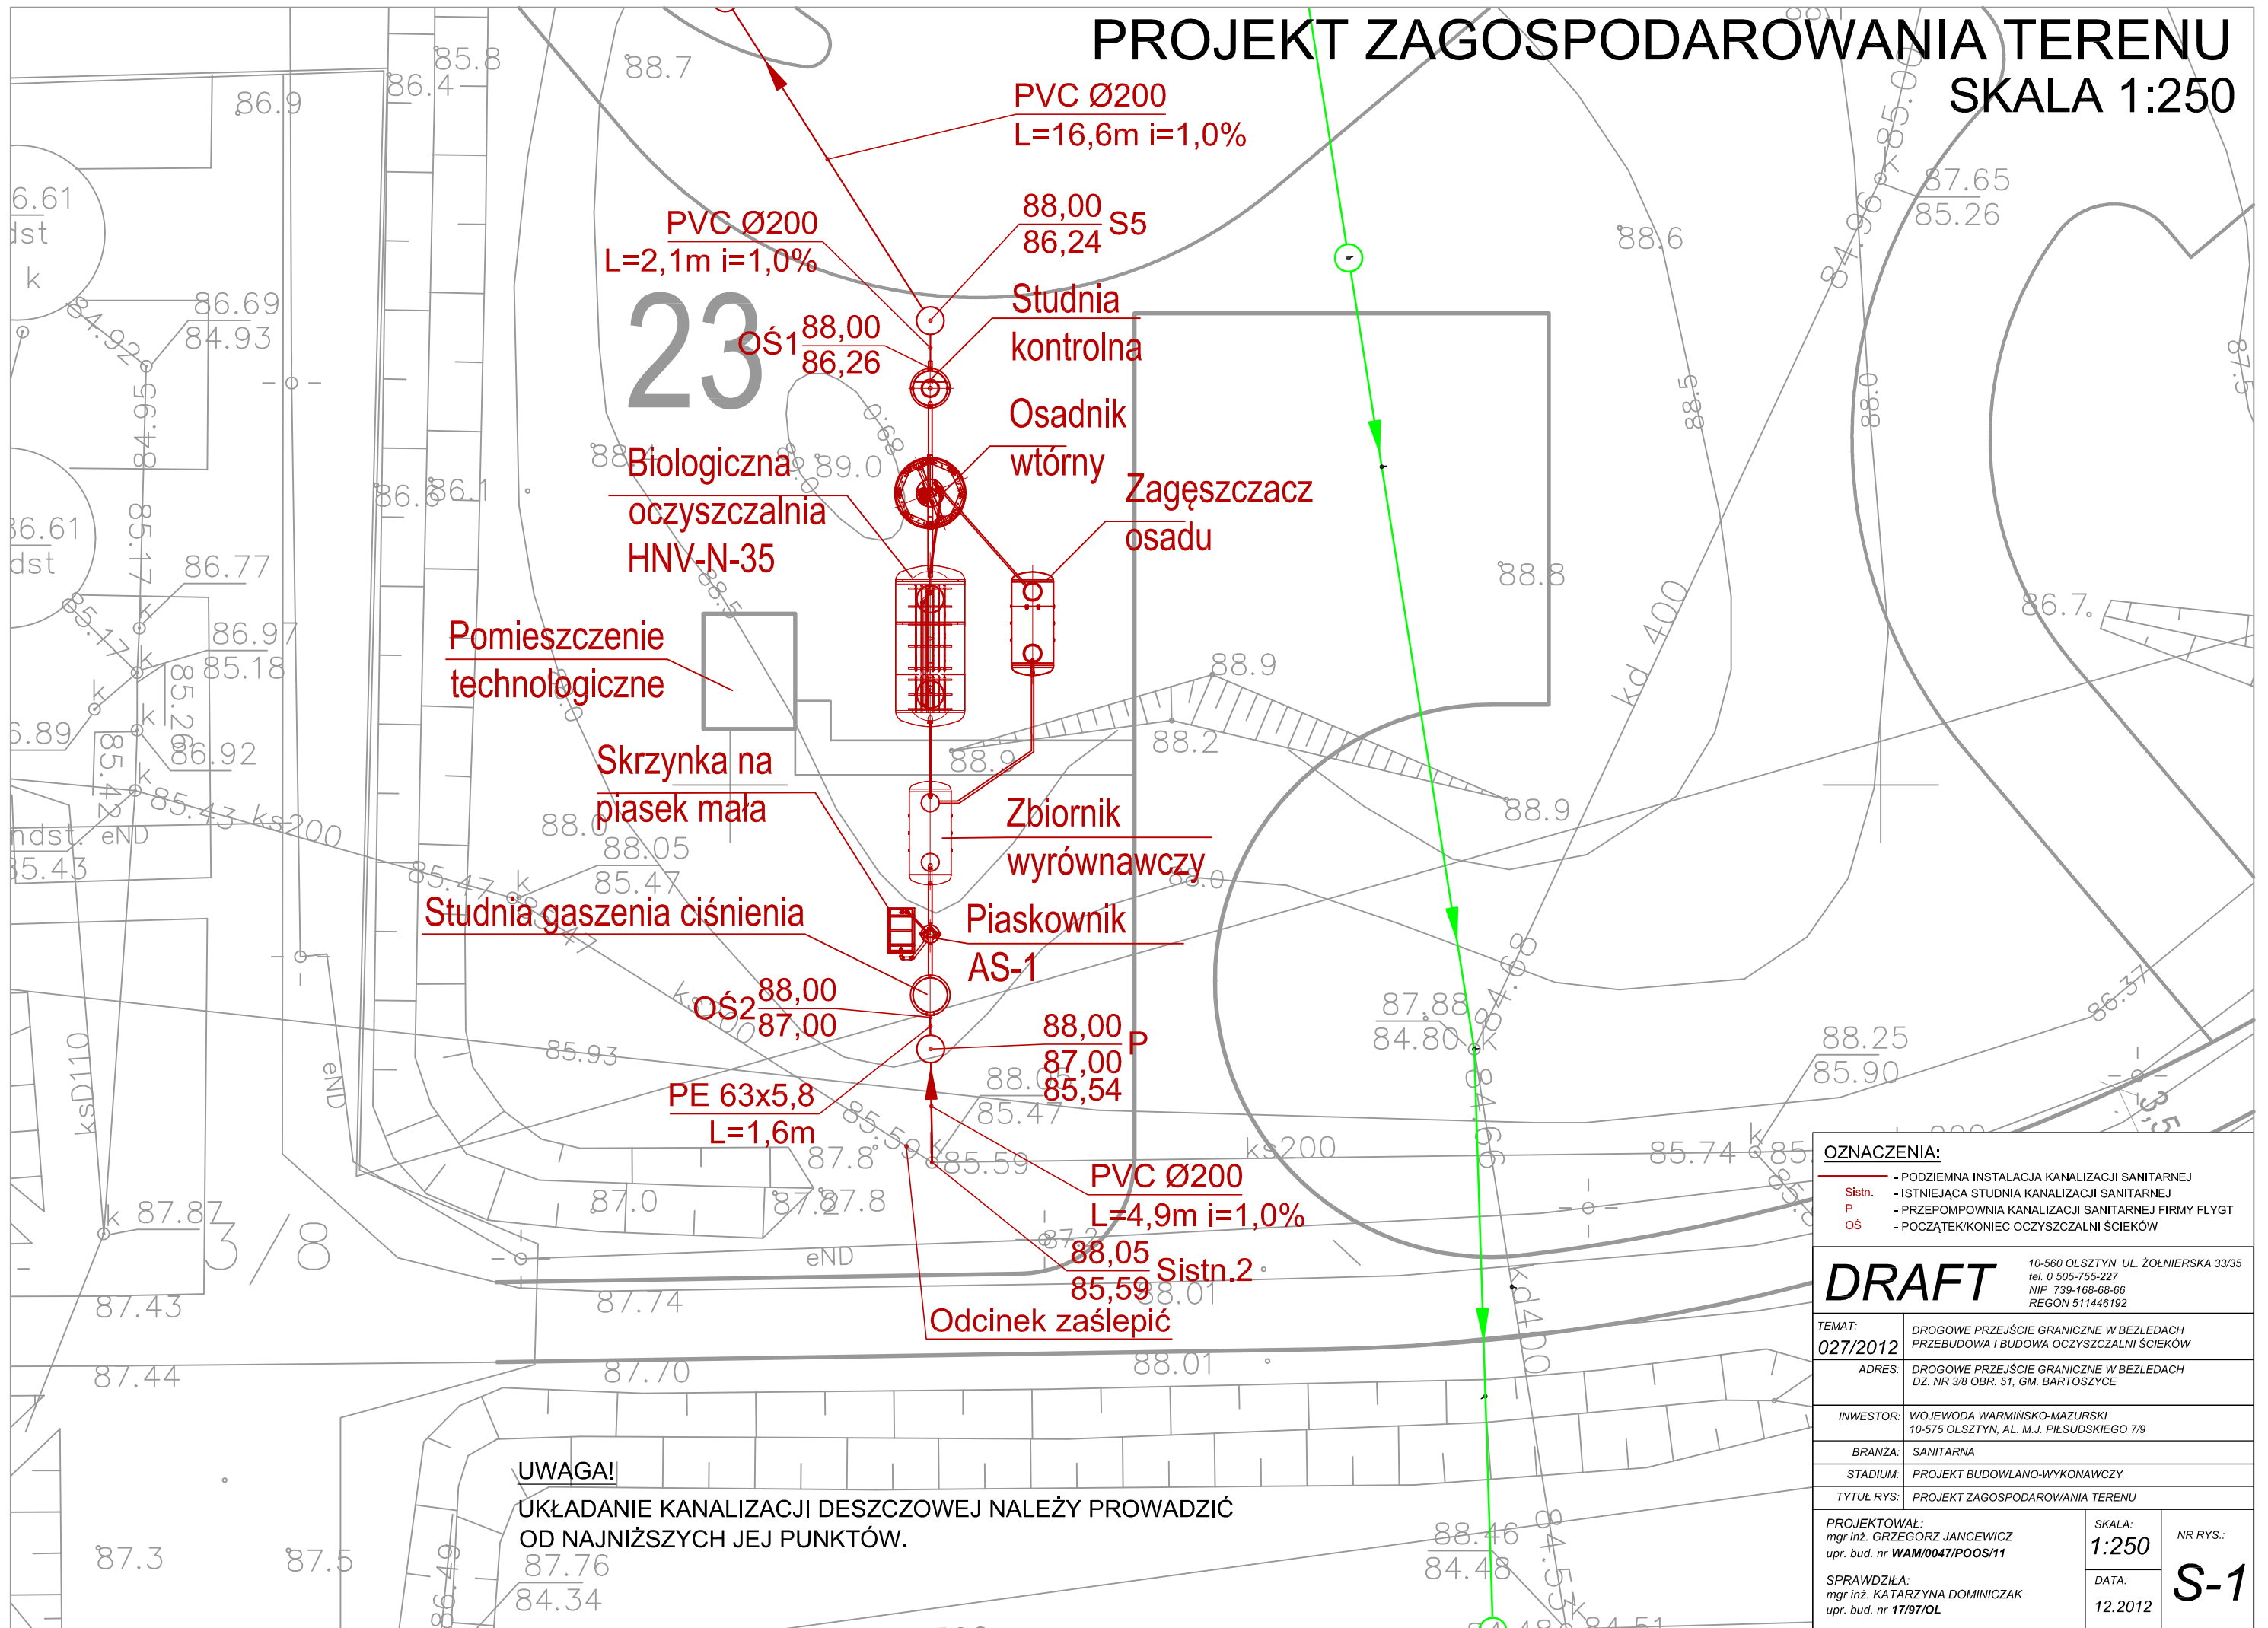

- OZNACZENIA:**
- PODZIEMNA INSTALACJA KANALIZACJI SANITARNEJ
 - Sistn. - ISTNIEJĄCA STUDNIA KANALIZACJI SANITARNEJ
 - P - PRZEPOMPOWNIA KANALIZACJI SANITARNEJ FIRMY FLYGT
 - OŚ - POCZĄTEK/KONIEC OCZYSZCZALNI ŚCIEKÓW

DRAFT		10-560 OLSZTYN UL. ŻOŁNIERSKA 33/35 tel. 0 505-755-227 NIP 739-168-68-66 REGON 511446192	
TEMAT:	027/2012	DROGOWE PRZEJŚCIE GRANICZNE W BEZLEDACH PRZEBUDOWA I BUDOWA OCZYSZCZALNI ŚCIEKÓW	
ADRES:		DROGOWE PRZEJŚCIE GRANICZNE W BEZLEDACH DZ. NR 3/8 OBR. 51, GM. BARTOSZYCE	
INWESTOR:		WOJEWODA WARMIŃSKO-MAZURSKI 10-575 OLSZTYN, AL. M.J. PIŁSUDSKIEGO 7/9	
BRANŻA:		SANITARNA	
STADIUM:		PROJEKT BUDOWLANO-WYKONAWCZY	
TYTUŁ RYS:		PROJEKT ZAGOSPODAROWANIA TERENU	
PROJEKTOWAŁ:	mgr inż. GRZEGORZ JANCEWICZ upr. bud. nr WAM/0047/POOS/11	SKALA:	1:250
SPRAWDZIŁA:	mgr inż. KATARZYNA DOMINICZAK upr. bud. nr 1797/OL	DATA:	12.2012
		NR RYS.:	S-1

UWAGA!
UKŁADANIE KANALIZACJI DESZCZOWEJ NALEŻY PROWADZIĆ
OD NAJNIŻSZYCH JEJ PUNKTÓW.