


# PROJEKT ZAGOSPODAROWANIA TERENU

## SKALA 1:250

Federacja Rosyjska

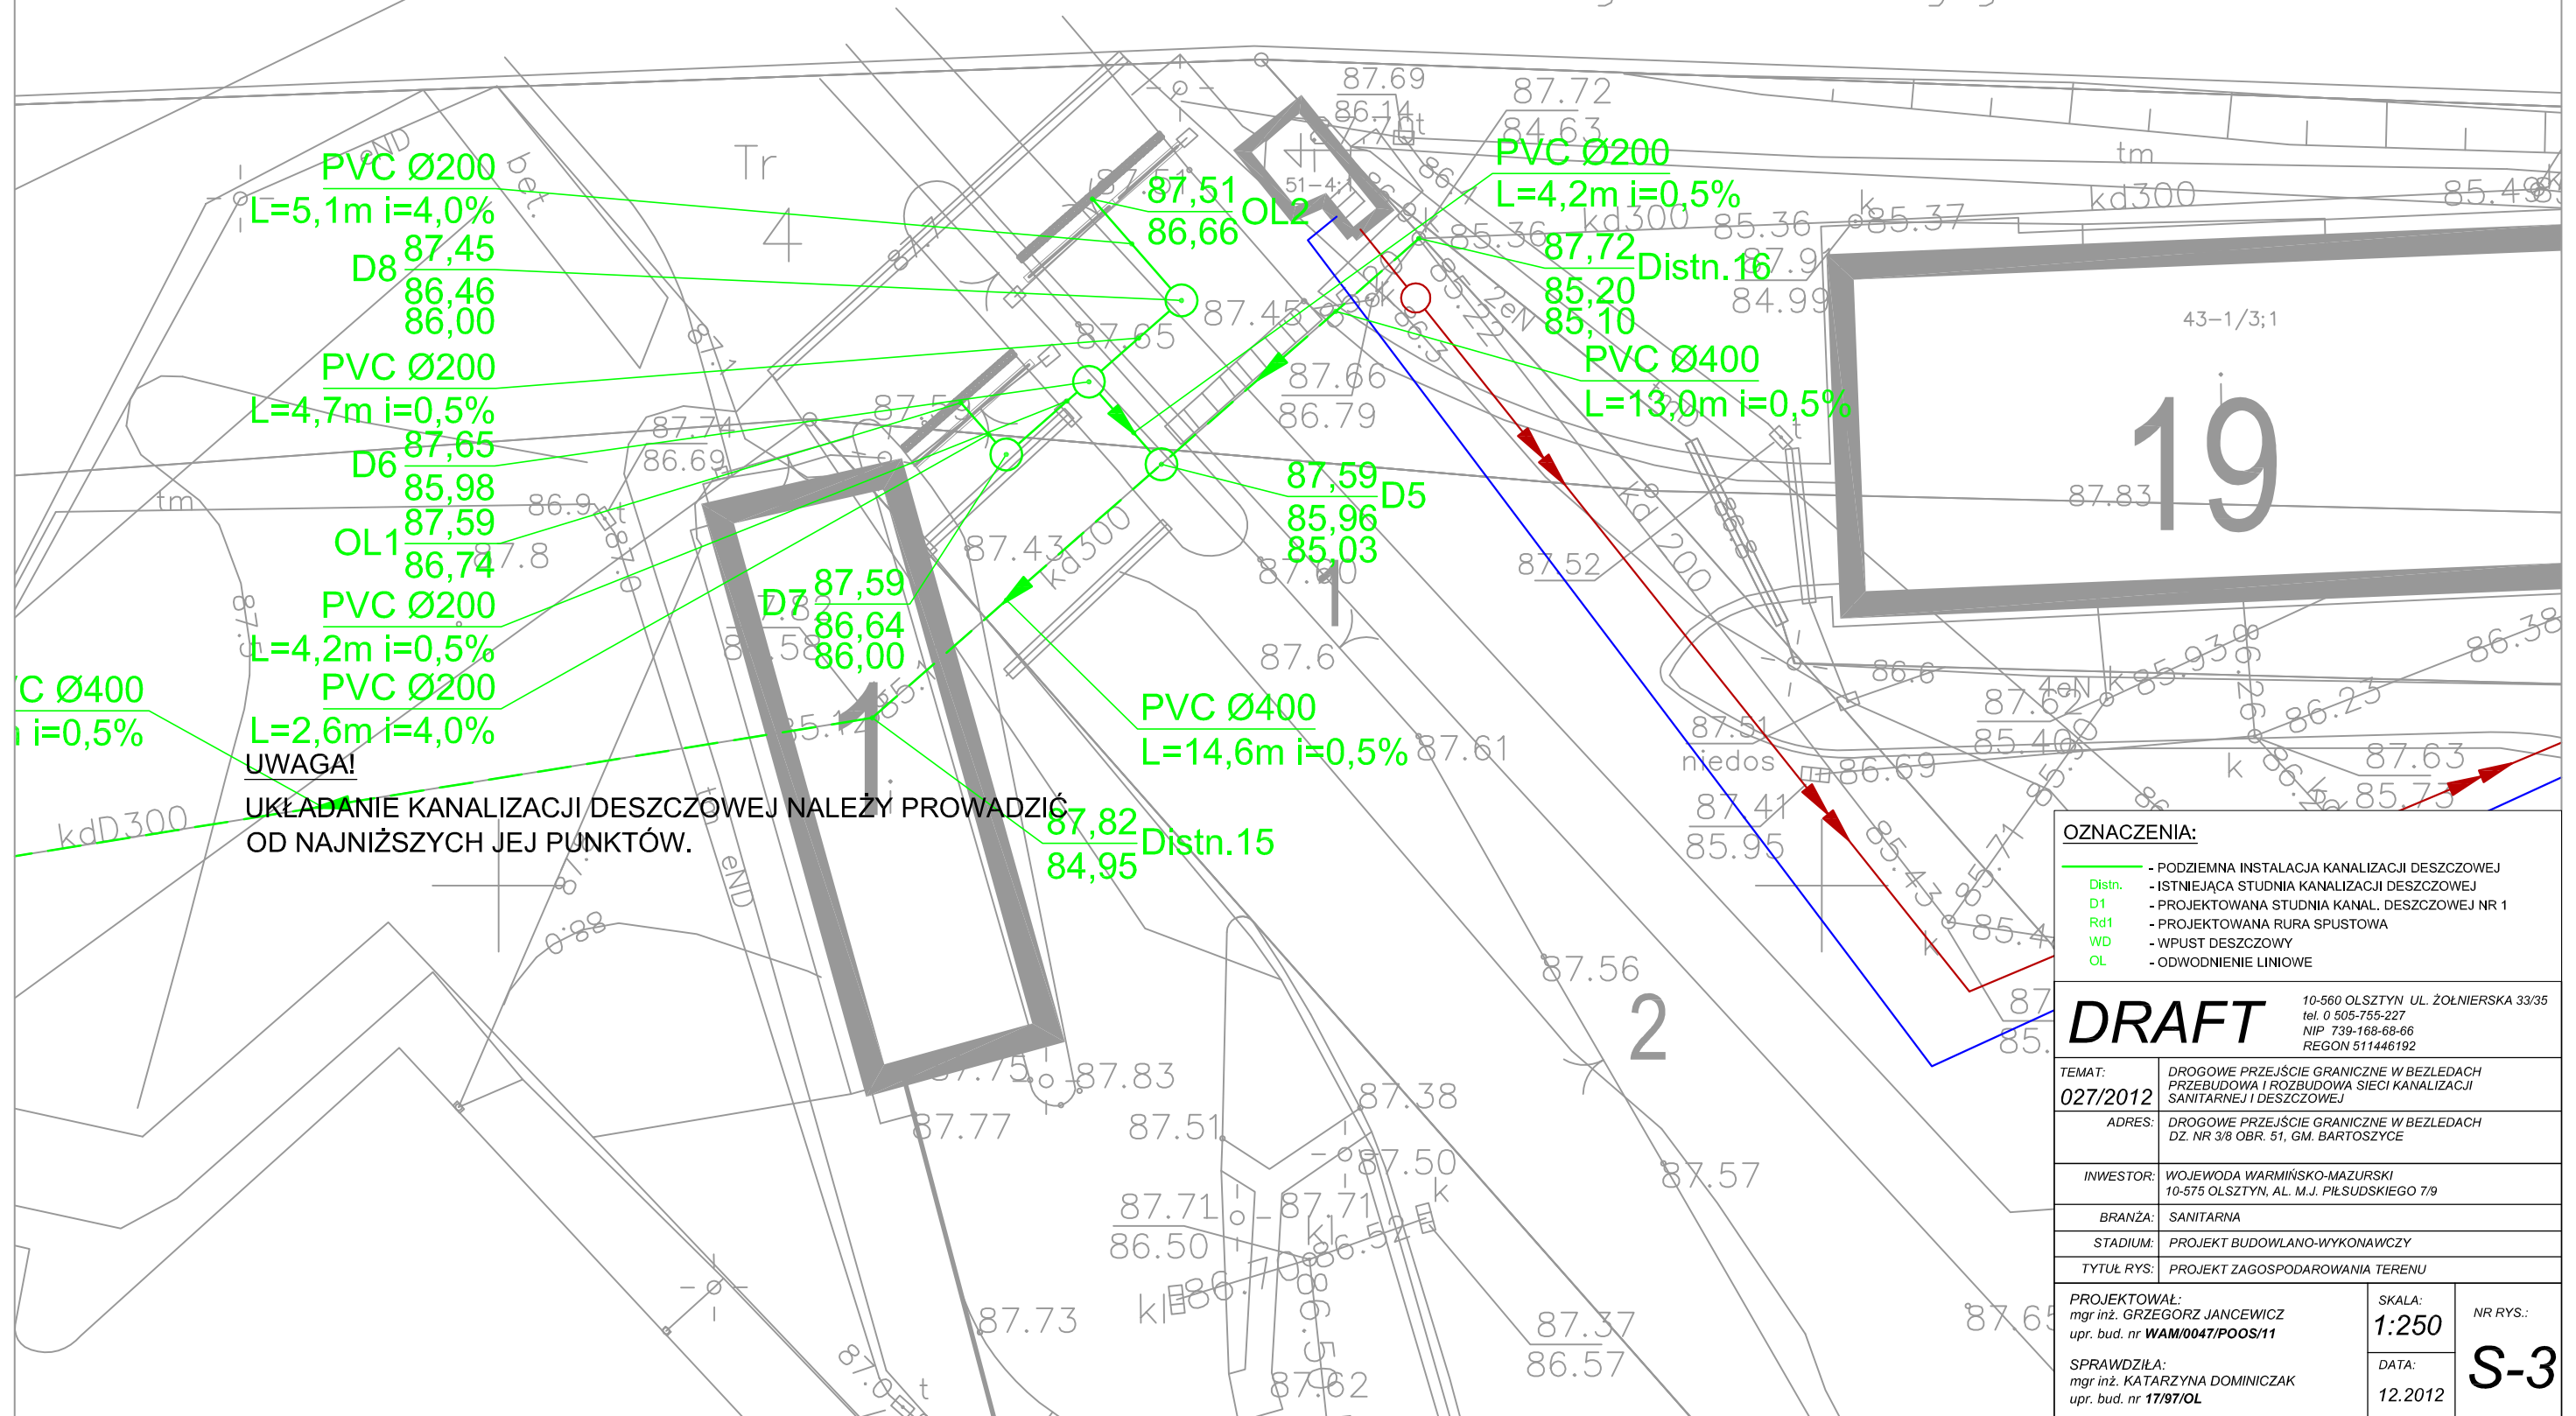

**UWAGA!**  
UKŁADANIE KANALIZACJI DESZCZOWEJ NALEŻY PROWADZIĆ  
OD NAJNIŻSZYCH JEJ PUNKTÓW.

**OZNACZENIA:**

Distn.	- PODZIEMNA INSTALACJA KANALIZACJI DESZCZOWEJ
D1	- ISTNIEJĄCA STUDNIA KANALIZACJI DESZCZOWEJ
Rd1	- PROJEKTOWANA STUDNIA KANAL. DESZCZOWEJ NR 1
WD	- PROJEKTOWANA RURA SPUSTOWA
WD	- WPUST DESZCZOWY
OL	- ODWODNIENIE LINIOWE

**DRAFT** 10-560 OLSZTYN UL. ŻOŁNIERSKA 33/35  
tel. 0 505-755-227  
NIP 739-168-68-66  
REGON 511446192

TEMAT:	DROGOWE PRZEJŚCIE GRANICZNE W BEZŁEDACH PRZEBUDOWA I ROZBUDOWA SIECI KANALIZACJI SANITARNEJ I DESZCZOWEJ				
ADRES:	DROGOWE PRZEJŚCIE GRANICZNE W BEZŁEDACH DZ. NR 3/8 OBR. 51, GM. BARTOSZYCE				
INWESTOR:	WOJEWODA WARMIŃSKO-MAZURSKI 10-575 OLSZTYN, AL. M.J. PIŁSUDSKIEGO 7/9				
BRANŻA:	SANITARNA				
STADIUM:	PROJEKT BUDOWLANO-WYKONAWCZY				
TYTUŁ RYS:	PROJEKT ZAGOSPODAROWANIA TERENU				
PROJEKTOWAŁ:	mgr inż. GRZEGORZ JANECWICZ upr. bud. nr WAM/0047/POOS/11	SKALA:	1:250	NR RYS.:	S-3
SPRAWDZIŁA:	mgr inż. KATARZYNA DOMINICZAK upr. bud. nr 17/97/OL	DATA:	12.2012		