


PROJEKT ZAGOSPODAROWANIA TERENU SKALA 1:250

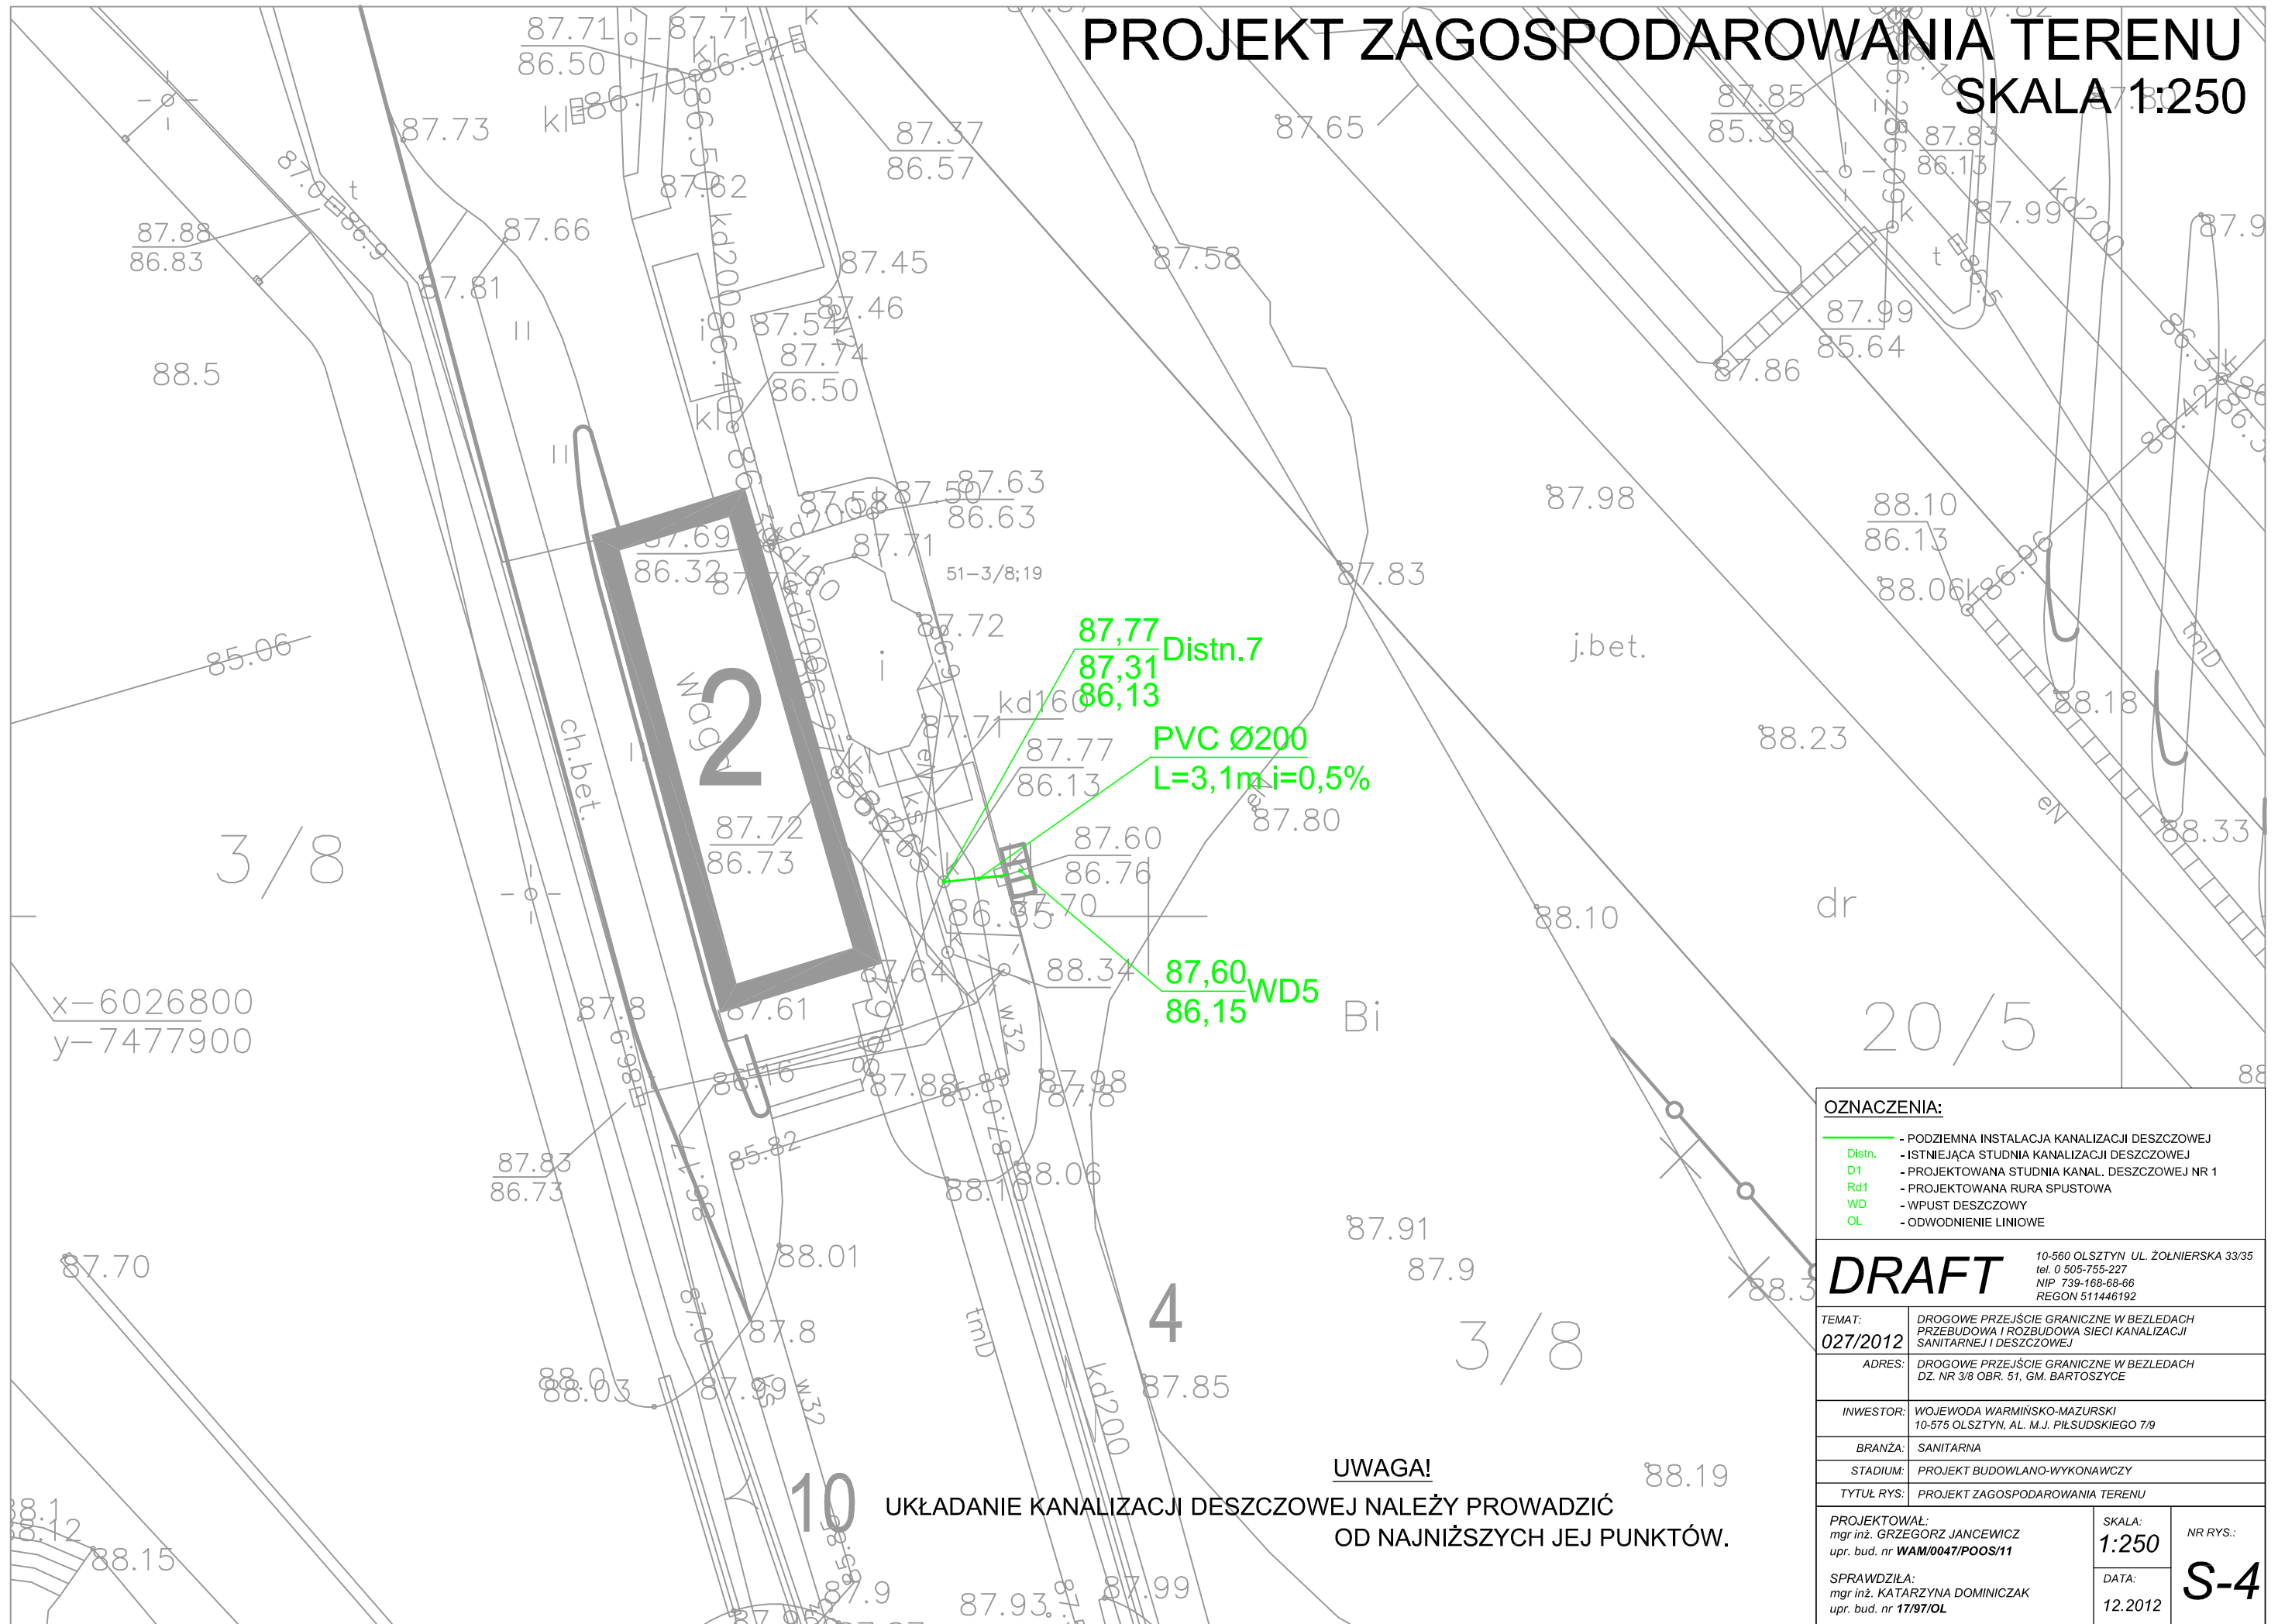

OZNACZENIA:

—	- PODZIEMNA INSTALACJA KANALIZACJI DESZCZOWEJ
●	- ISTNIEJĄCA STUDNIA KANALIZACJI DESZCZOWEJ
D1	- PROJEKTOWANA STUDNIA KANAL. DESZCZOWEJ NR 1
Rd1	- PROJEKTOWANA RURA SPUSTOWA
WD	- WPUST DESZCZOWY
OL	- ODWODNIENIE LINIOWE

DRAFT 10-560 OLSZTYN UL. ŻOŁNIERSKA 33/35
tel. 0 505-755-227
NIP 739-168-68-66
REGON 511446192

TEMAT:	DROGOWE PRZEJŚCIE GRANICZNE W BEZLEDACH PRZEBUDOWA I ROZBUDOWA SIECI KANALIZACJI SANITARNEJ I DESZCZOWEJ
ADRES:	DROGOWE PRZEJŚCIE GRANICZNE W BEZLEDACH DZ. NR 3/8 OBR. 51, GM. BARTOSZYCE
INWESTOR:	WOJEWODA WARMIŃSKO-MAZURSKI 10-575 OLSZTYN, AL. M.J. PIŁSUDSKIEGO 7/9
BRANŻA:	SANITARNA
STADIUM:	PROJEKT BUDOWLANO-WYKONAWCZY
TYTUŁ RYS:	PROJEKT ZAGOSPODAROWANIA TERENU

PROJEKTOWAŁ: mgr inż. GRZEGORZ JANCEWICZ upr. bud. nr WAM/0047/POOS/11	SKALA: 1:250	NR RYS.: S-4
SPRAWDZIŁA: mgr inż. KATARZYNA DOMINICZAK upr. bud. nr 1797/OL	DATA: 12.2012	

UWAGA!
UKŁADANIE KANALIZACJI DESZCZOWEJ NALEŻY PROWADZIĆ
OD NAJNIŻSZYCH JEJ PUNKTÓW.