


# PROJEKT ZAGOSPODAROWANIA TERENU SKALA 1:500

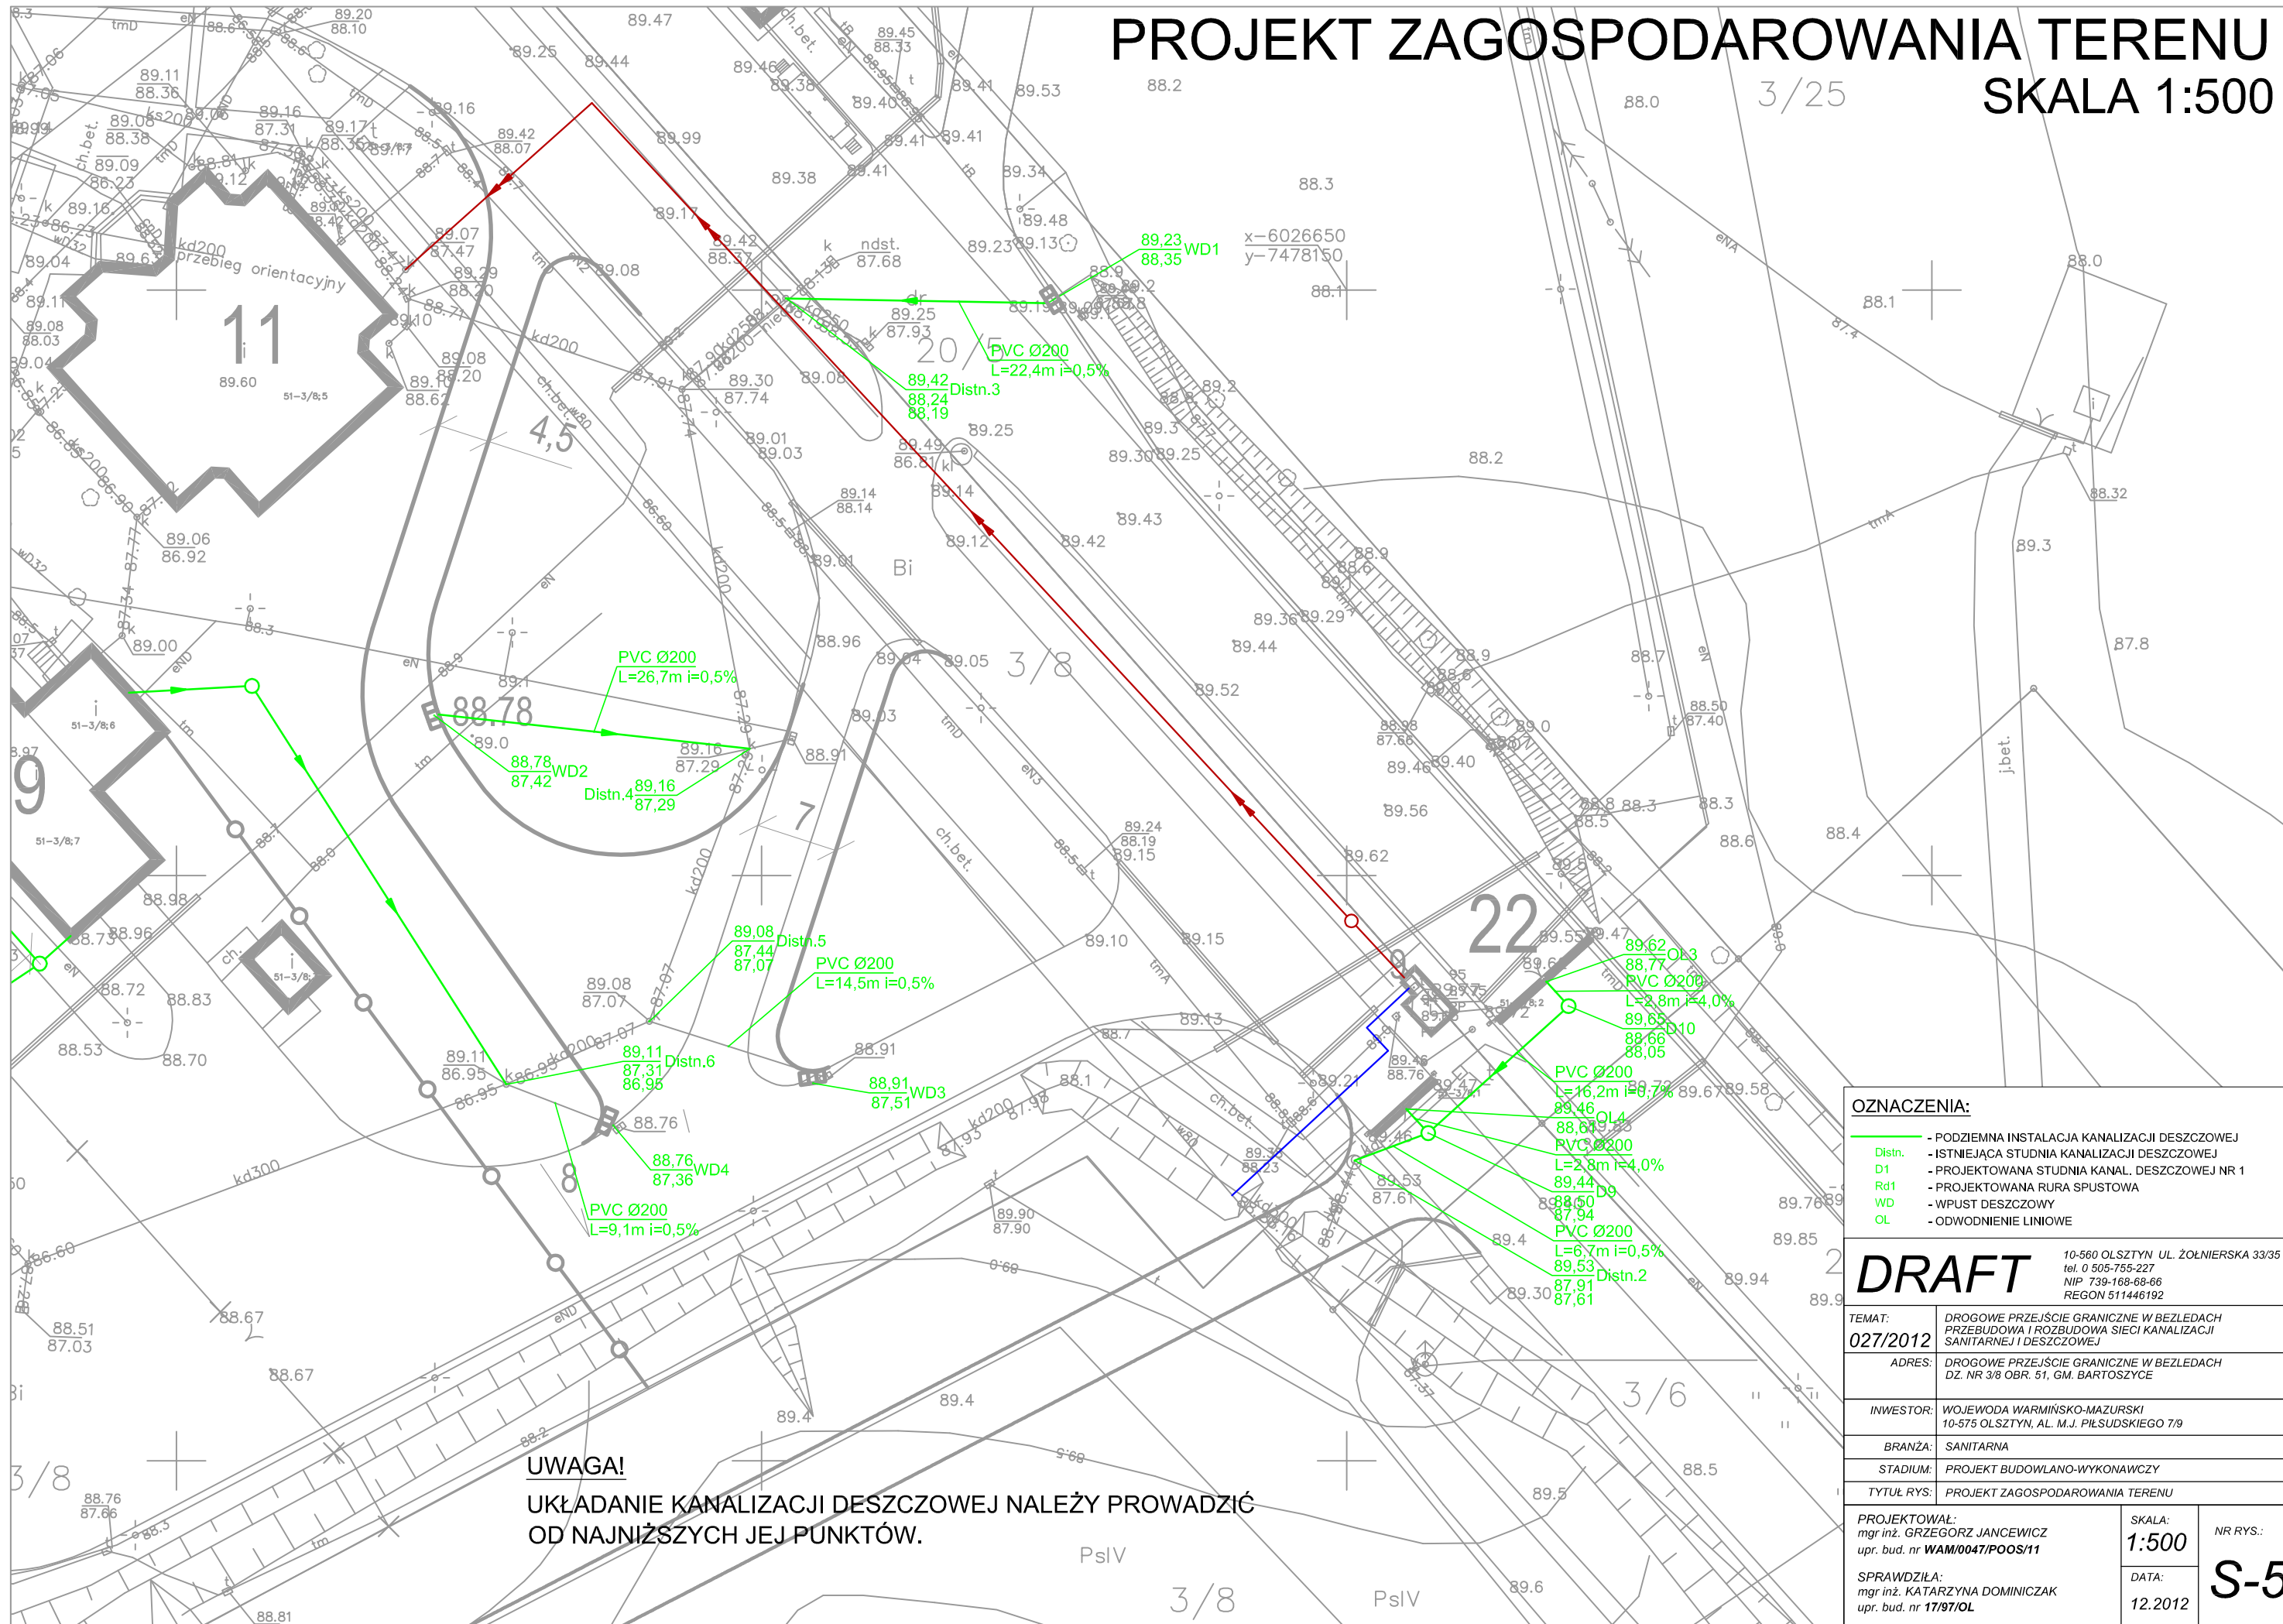

**UWAGA!**  
UKŁADANIE KANALIZACJI DESZCZOWEJ NALEŻY PROWADZIĆ  
OD NAJNIŻSZYCH JEJ PUNKTÓW.

<b>OZNACZENIA:</b>		
<span style="color: green;">—</span>	- PODZIEMNA INSTALACJA KANALIZACJI DESZCZOWEJ	
<span style="color: green;">-</span>	- ISTNIEJĄCA STUDNIA KANALIZACJI DESZCZOWEJ	
<span style="color: green;">D1</span>	- PROJEKTOWANA STUDNIA KANAL. DESZCZOWEJ NR 1	
<span style="color: green;">Rd1</span>	- PROJEKTOWANA RURA SPUSTOWA	
<span style="color: green;">WD</span>	- WPUST DESZCZOWY	
<span style="color: green;">OL</span>	- ODWODNIENIE LINIOWE	
<b>DRAFT</b>		
10-560 OLSZTYN UL. ŻOŁNIERSKA 33/35 tel. 0 505-755-227 NIP 739-168-68-66 REGON 511446192		
TEMAT:	DROGOWE PRZEJŚCIE GRANICZNE W BEZLEDACH PRZEBUDOWA I ROZBUDOWA SIECI KANALIZACJI SANITARNEJ I DESZCZOWEJ	
ADRES:	DROGOWE PRZEJŚCIE GRANICZNE W BEZLEDACH DZ. NR 3/8 OBR. 51, GM. BARTOSZYCE	
INWESTOR:	WOJEWODA WARMIŃSKO-MAZURSKI 10-575 OLSZTYN, AL. M.J. PIŁSUDSKIEGO 7/9	
BRANŻA:	SANITARNA	
STADIUM:	PROJEKT BUDOWLANO-WYKONAWCZY	
TYTUŁ RYS:	PROJEKT ZAGOSPODAROWANIA TERENU	
PROJEKTOWAŁ: mgr inż. GRZEGORZ JANECWICZ upr. bud. nr WAM/0047/POOS/11	SKALA: <b>1:500</b>	NR RYS.: <b>S-5</b>
SPRAWDZIŁA: mgr inż. KATARZYNA DOMINICZAK upr. bud. nr 17/97/OL	DATA: 12.2012	