


PAWILON 6 TYPU "A"

WYJAZD

RZUT PRZYZIEMIEMIA

skala 1:50

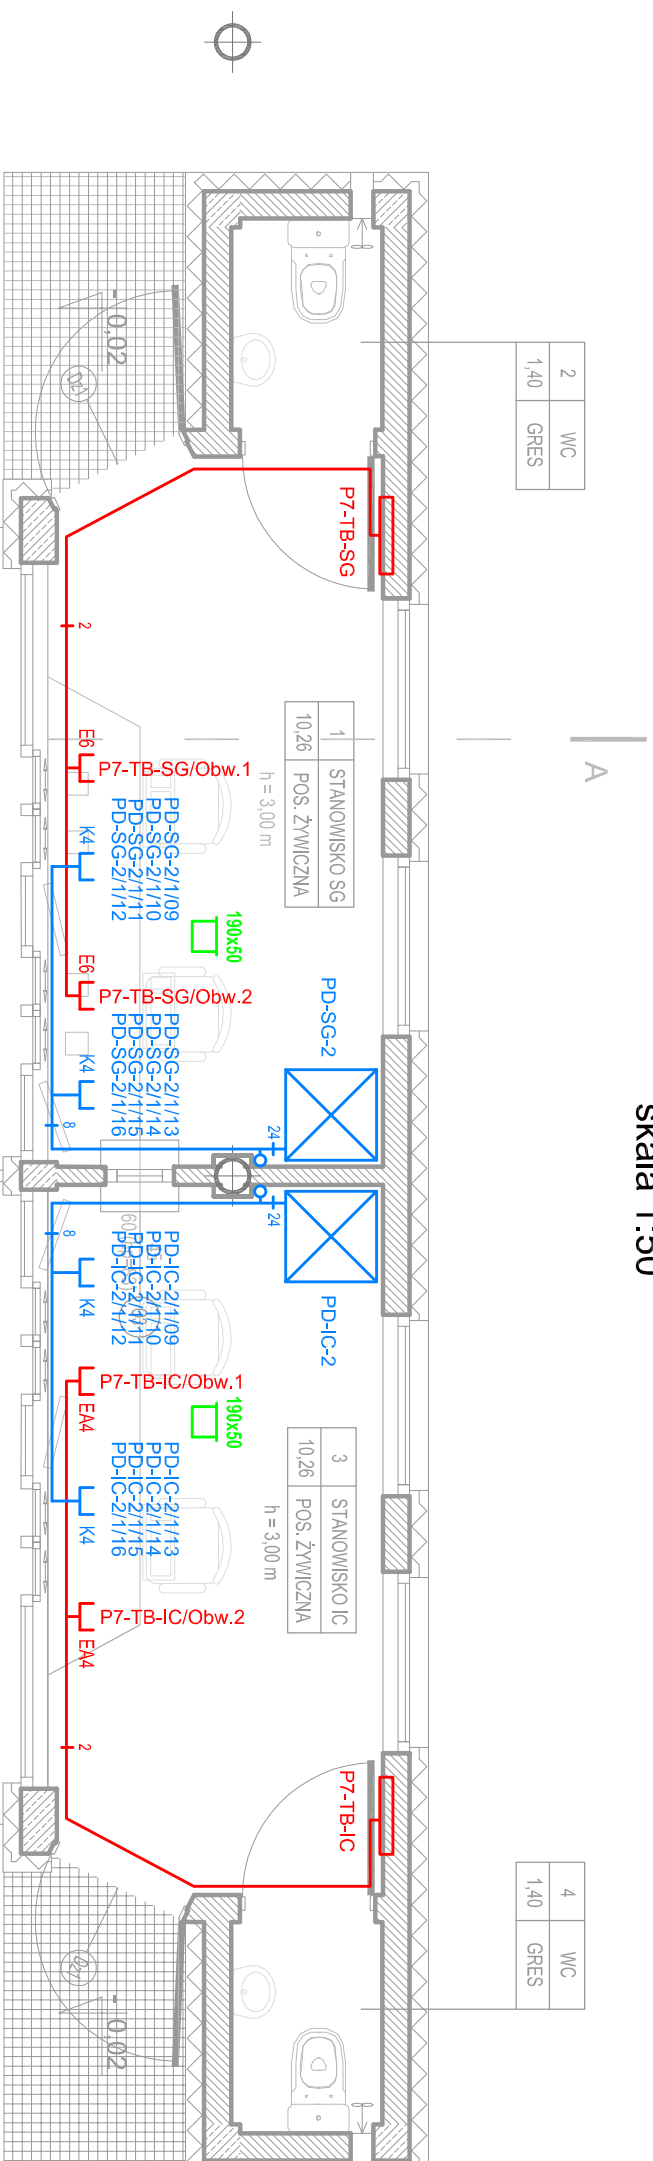


2	WC
1,40	GRES

4	WC
1,40	GRES

PRZEKRÓJ A-A

skala 1:50

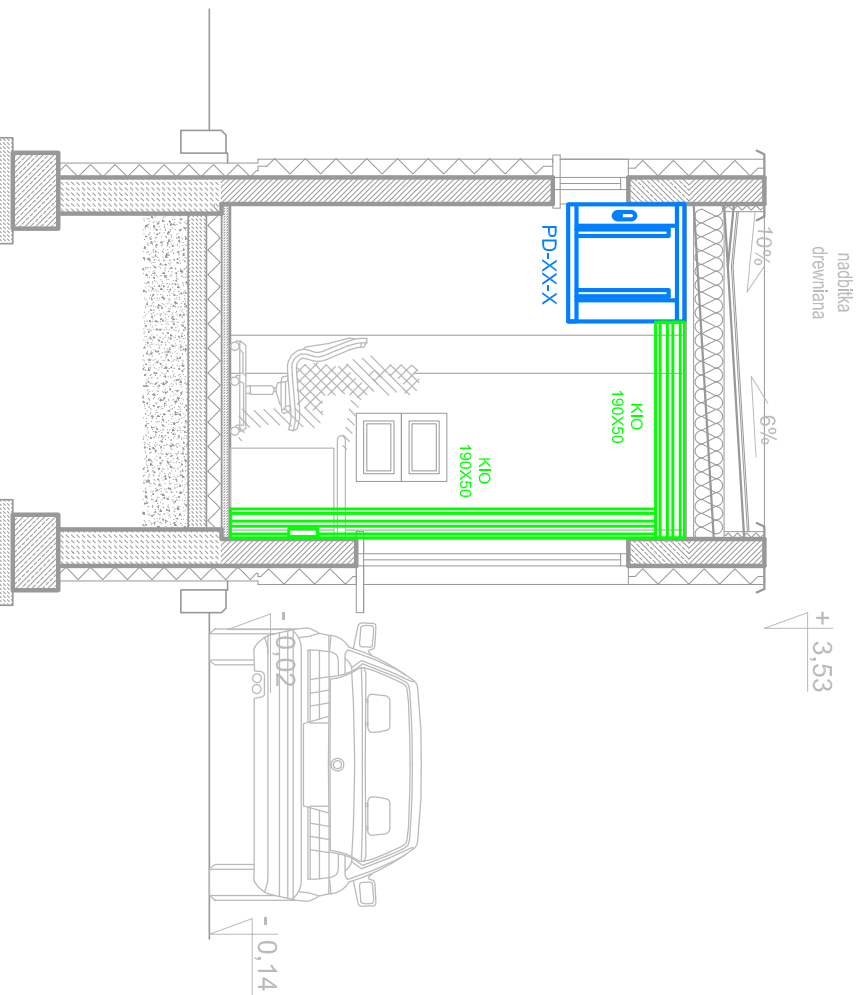

KIERUNEK PRZEJAZDU

OZNACZENIA:

- K4 punkt logiczny – począwszy
- 8 trasa kabli teleinformatycznych z ilością przewodów
- 85x50 profil kanału elektroinstalacyjnego
- E4 punkt gniazd elektryczny zas. gwarantowanego – począwszy
- 6 trasa przewodów zas. 230VAC wraz z ilością YDY 3x2.5mm

- PPD-BKS/1/01 nazwa szafy dystrybucyjnej
- nr portu w panelu
- nr patchpanela
- nazwa rodzielnik komputerowej
- TK BKS/Obw. 1 numer obwodu



PAWILON 6 TYPU "A" 1:50

DRAFT

10-560 OLSZTYN UL. ŻOŁNIERSKA 33/35
tel. 0 505-755-227
NIP 739-169-68-66
REGON 511446192

TEMAT:	DROGONE PRZEJŚCIE GRANICZNE W BEZLEDACH	
ADRES:	DROGONE PRZEJŚCIE GRANICZNE W BEZLEDACH DZ NR 38 OBR. 51 GM. BARTOSZYZE	
INWESTOR:	WOJEWODA WARMIŃSKO-MAZURSKI	
BRANŻA:	TELETECHNICZNA	
STADIUM:	PROJEKT BUDOWLANO-MONTEŻOWY	
TYTUŁ RYS.:	PROJEKT OKABLOWANIA STRUKTURALNEGO PAWILONU NR 6 W WJAZDZIE	
PROJEKOWAŁ:	SKALA:	NR RVS.:
mgr inż. ADAM SUPLEWSKI	1:50	T-9
upr. bud. nr 223802U	DATA:	
	12.2012	
SPRAWDZIŁ:		
mgr inż. JAN CHOŁECKI		
upr. bud. nr 013096U		