


KONCEPCJA

SKALA 1:100

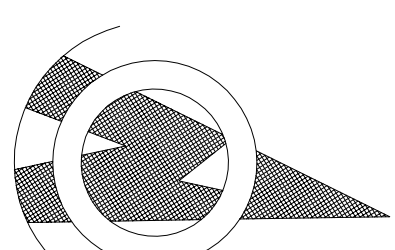


INWESTOR: WOJEWODA WARMIŃSKO-MAZURSKI
10-575 OLSZTYN

AL. MARSZ. PIŁSUDSKIEGO 7/9

OBIEKT: BUDYNEK BIUROWY
KOLEJOWEGO PRZEJŚCIA GRANICZNEGO
PRZY UL. BLOTNEJ
W BRANIEWIE

OZNACZENIA

- INSTALACJA WODY ZIMNEJ I P.POZ.
- INSTALACJA WODY CIEPŁEJ
- INSTALACJA C.O.
- HYDRANT WEWNĘTRZNY Ø50mm
- INSTALACJA KANALIZACJI SANITARNEJ
- GRZEJNIKI STALOWE PŁYTKOWE
- NAWIEWY CIEPŁEGO POWIETRZA
- WYCIĄG POWIETRZA

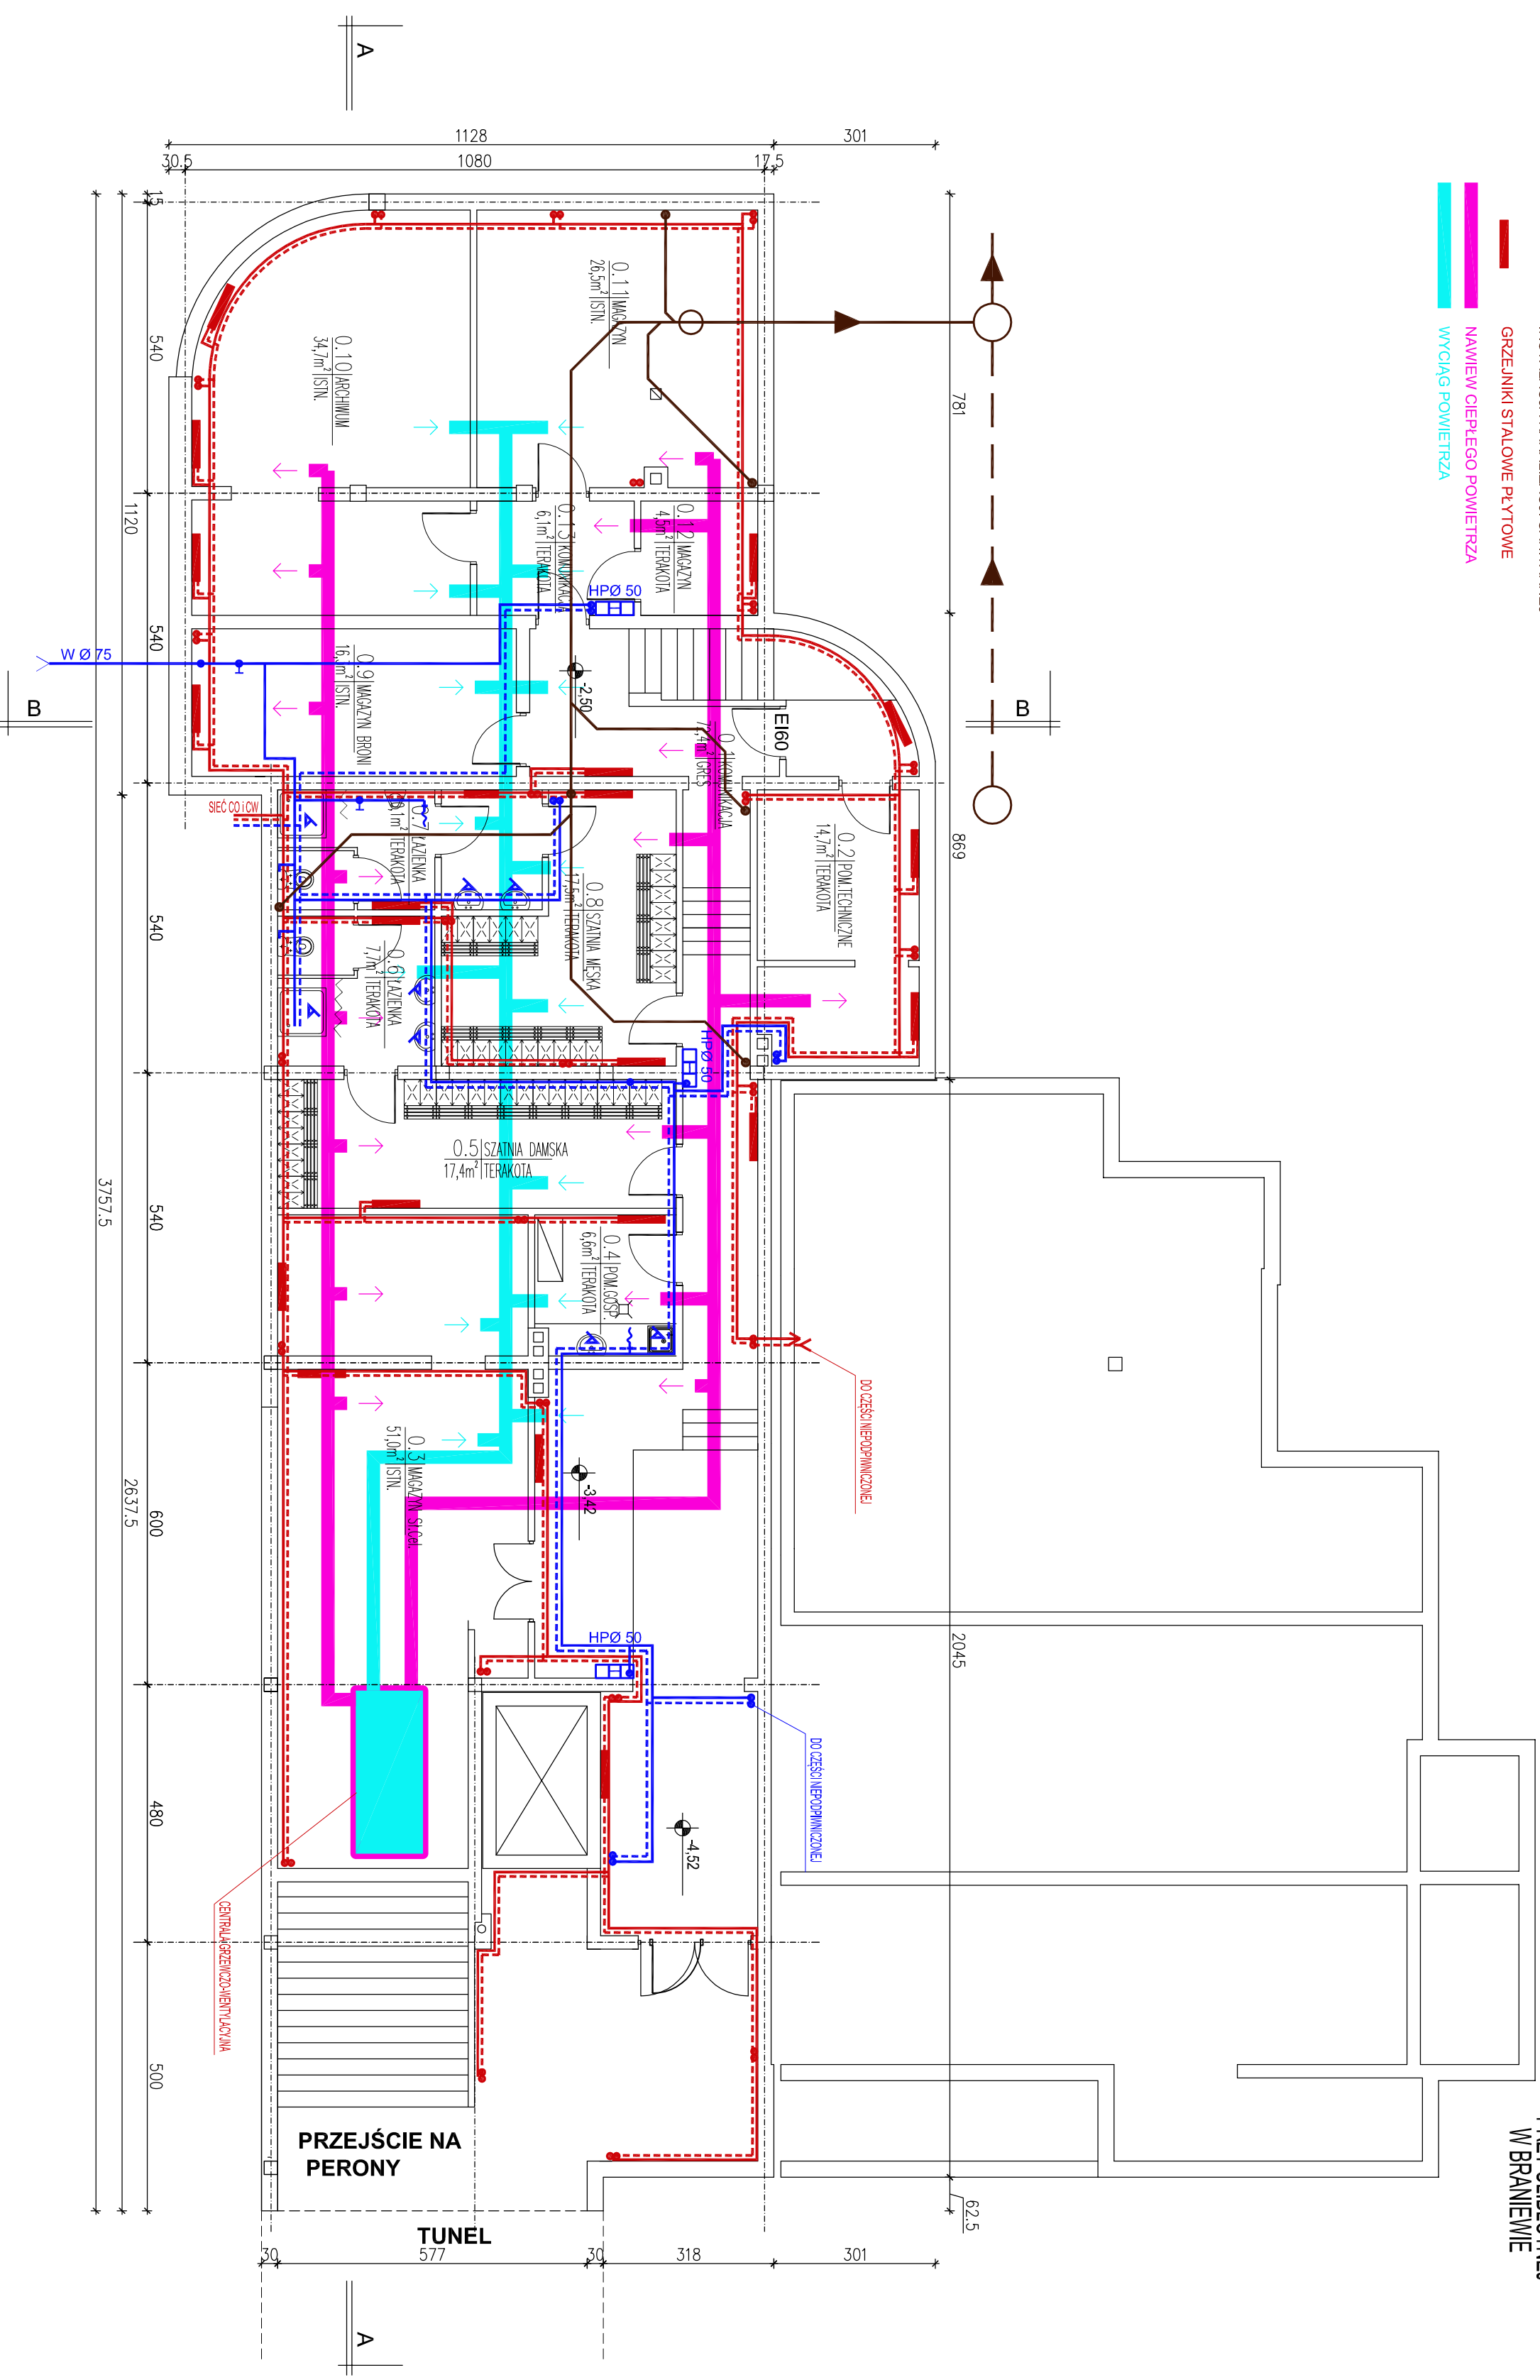

PRACOWNIA PROJEKTOWA "AKON"	BRANŻA: SANIT.
10 - 672 OLSZTYN UL. ELBLĄSKA 125	SKALA: 1:100
OBIEKT: KOLEJOWE PRZEJŚCIE GRANICZNE-BRANIEWO	DATA: 12.2011
ADRES: BRANIEWO UL.BLOTNA	NR RYS.: S - 1
RYSIUNEK: RZUT PIWNIC	KONCEPCJA
INWESTOR: WOJEWODA WARMIŃSKO-MAZURSKI	
PROJEKTANT: Inż. Wiesław Górczoznik	
Upr.bud.mic. MW/5102/03	