


OZNACZENIA

- INSTALACJA WODY ZIMNEJ I P.POŻ.
- - - - - INSTALACJA WODY CIEPŁEJ
- INSTALACJA C.O.
- CHP HYDRANT WEWNĘTRZNY Ø50mm
- INSTALACJA KANALIZACJI SANITARNEJ
- GRZEJNIKI STALOWE PŁYTKOWE
- NAWIEW CIEPŁEGO POWIETRZA
- WYCIĄG POWIETRZA

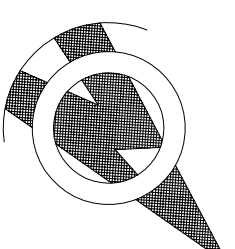


KONCEPCJA

SKALA 1:100

INWESTOR: WOJEWODA WARMIŃSKO-MAZURSKI
10-575 OLSZTYN
AL. MARSZ. PIŁSUDSKIEGO 7/9

OBIEKT: BUDYNEK BIUROWY
KOLEJOWEGO PRZEJŚCIA GRANICZNEGO
PRZY UL. SZKOLNEJ
W BRANIEWIE

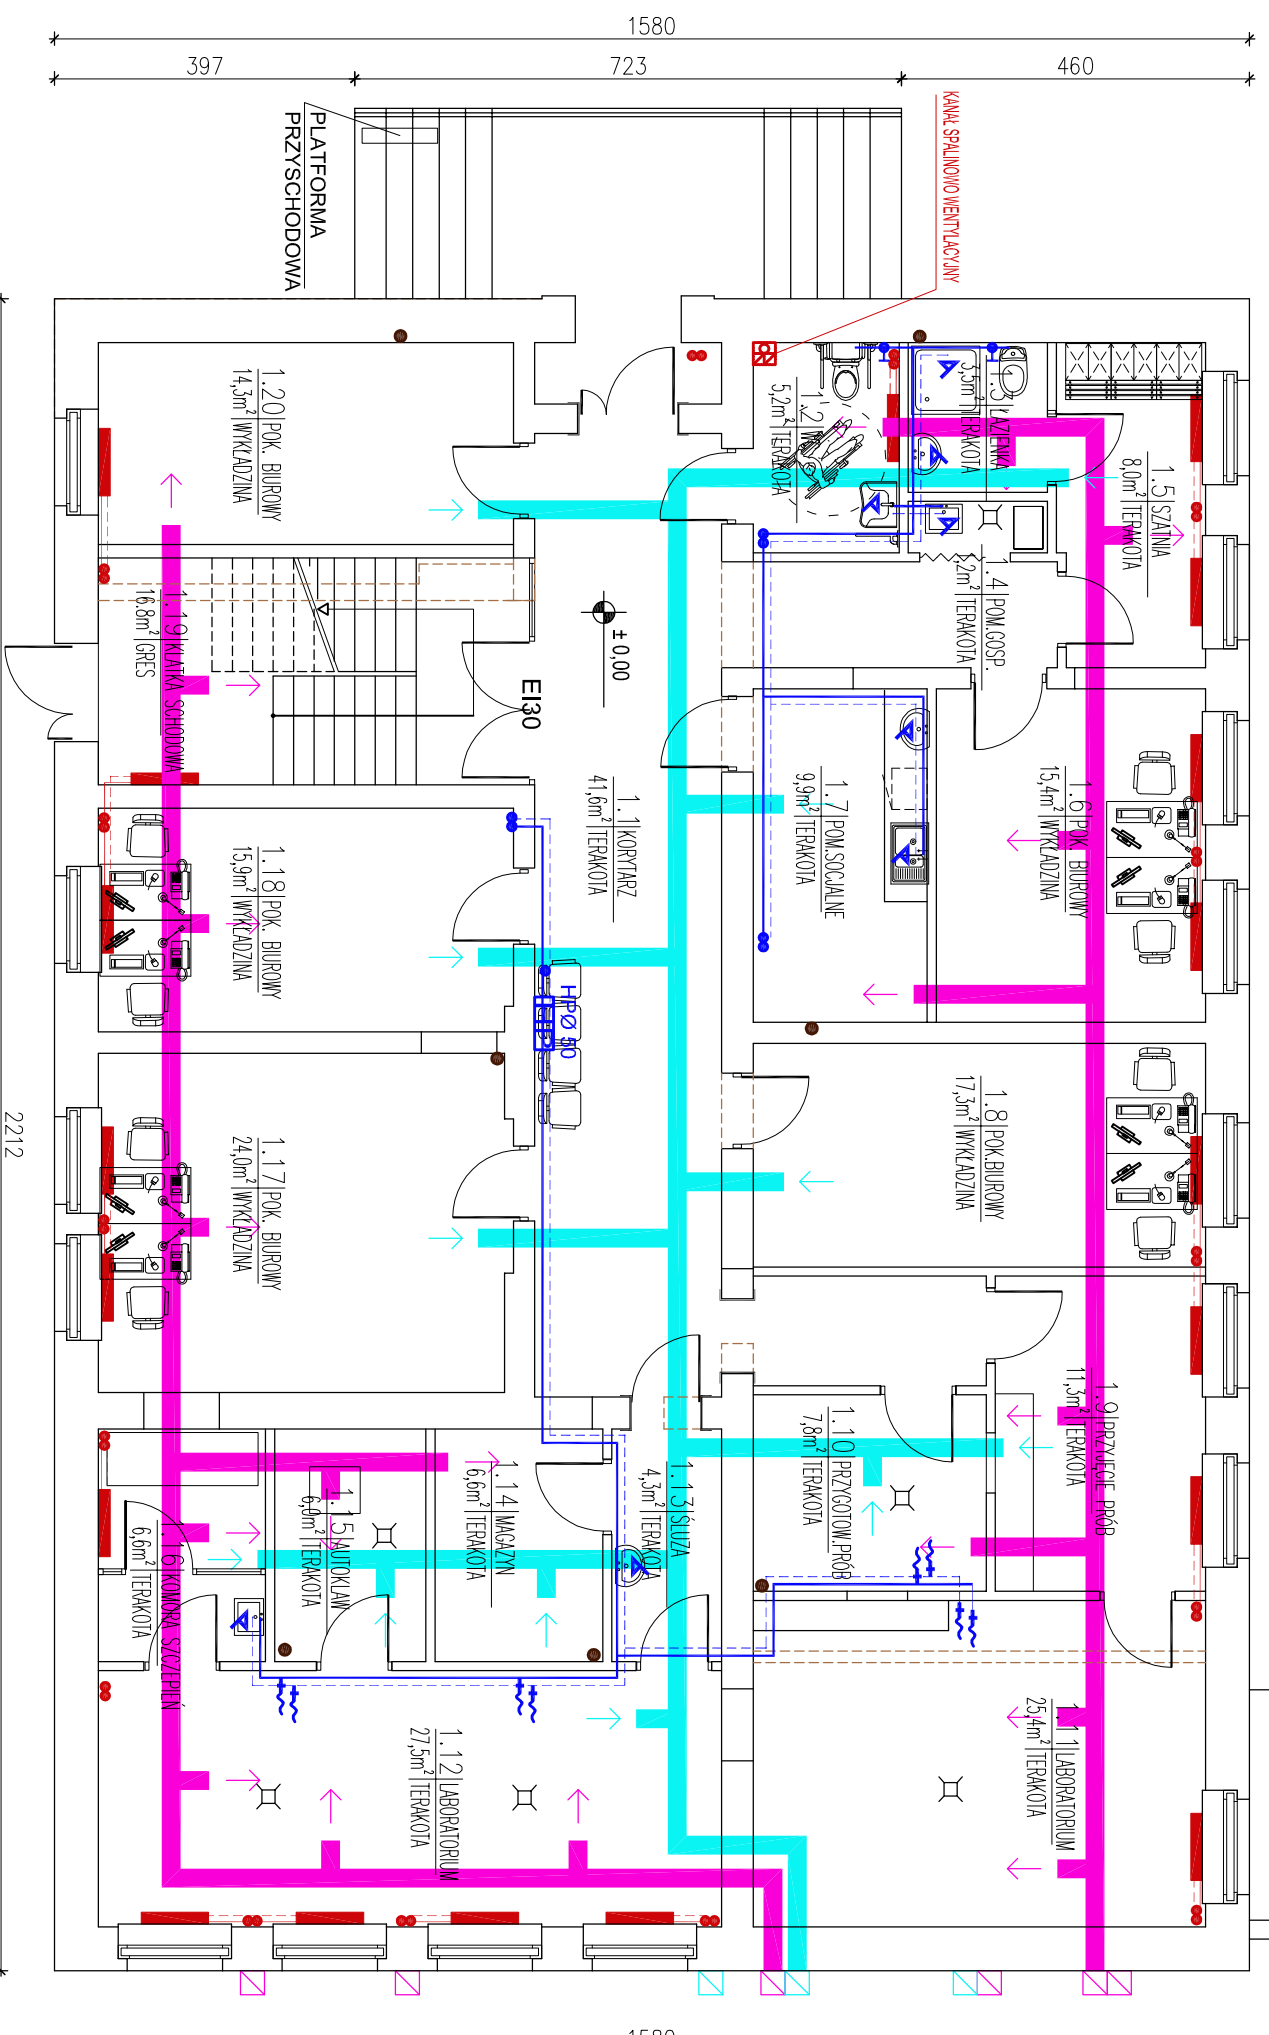

RZUT PARTERU

PRACOWNIA PROJEKTOWA "AKON"	BRANŻA: SANIT.
10 - 672 OLSZTYN UL. ELBLĄSKA 125	SKALA: 1:100
OBIEKT: KOLEJOWE PRZEJŚCIE GRANICZNE-BRANIEWO	DATA: 12.2011
ADRES: BRANIEWO UL. SZKOLNA	NR RYS.: S - 5
RYSUJEK: RZUT PARTERU	KONCEPCJA
INWESTOR: WOJEWODA WARMIŃSKO-MAZURSKI	
PROJEKTANT: Icbm. Wiesław Gorszczyzak	Upr bud nr: MW/S/0103/03