
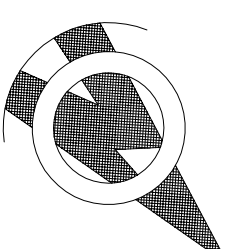


OZNACZENIA

- INSTALACJA WODY ZIMNEJ I P.POŻ.
- - - - - INSTALACJA WODY CIEPŁEJ
- INSTALACJA C.O.
- HPB HYDRANT WEWNĘTRZNY Ø50mm
- INSTALACJA KANALIZACJI SANITARNEJ
- GRZEJNIKI STALOWE PŁYTOWE
- NAWIEW CIEPŁEGO POWIETRZA
- WYCIĄG POWIETRZA

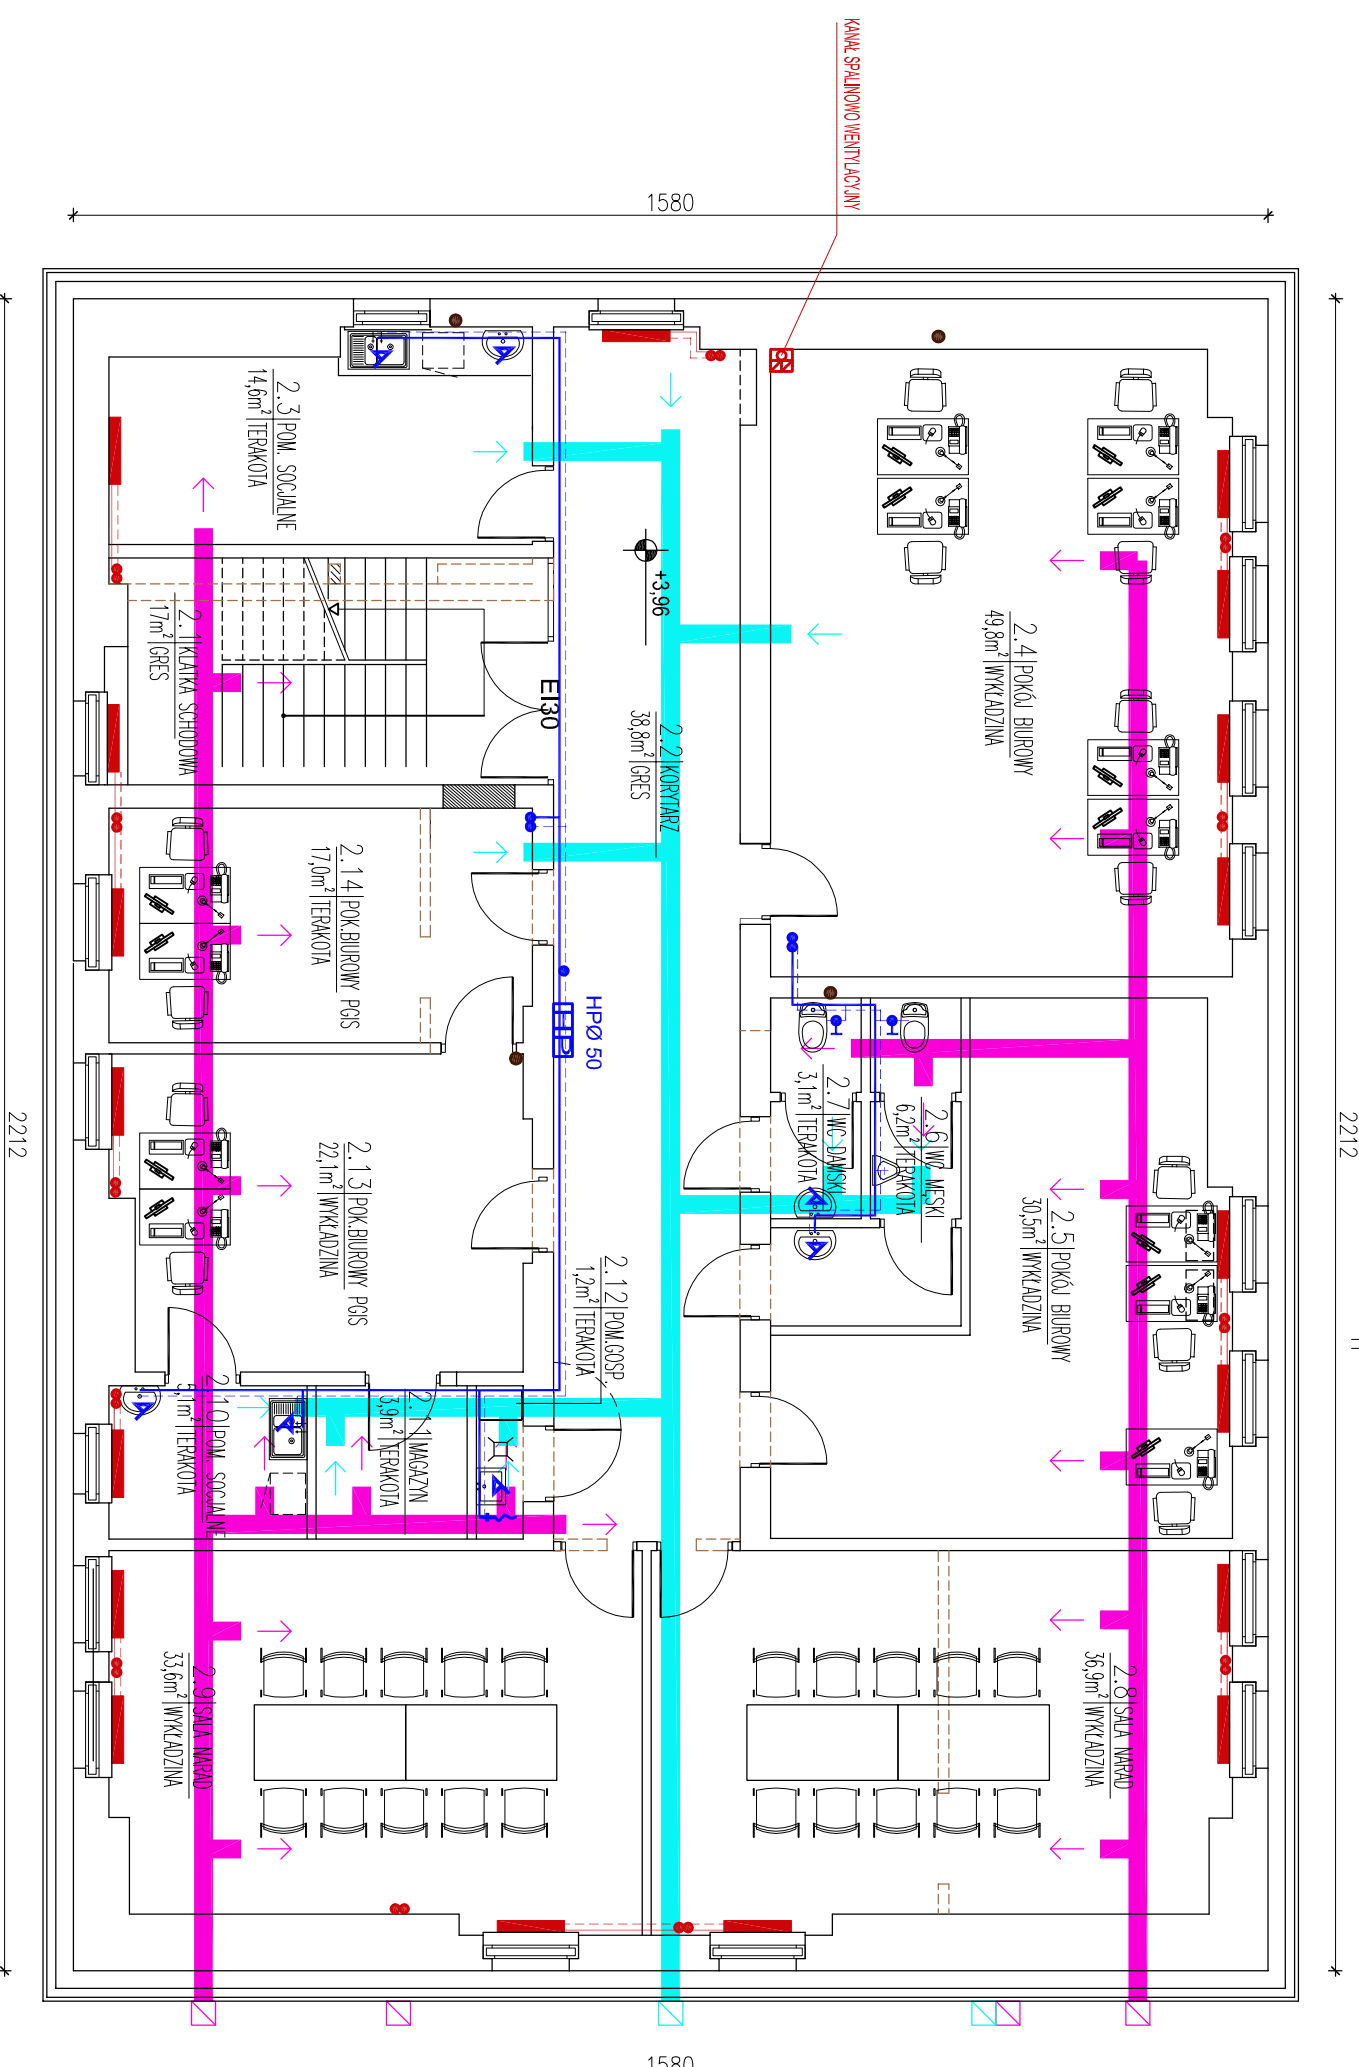

KONCEPCJA

SKALA 1:100

INWESTOR: WOJEWODA WARMIŃSKO-MAZURSKI
10-575 OLSZTYN
AL. MARSZ. PIŁSUDSKIEGO 7/9
OBIEKT: BUDYNEK BIUROWY
KOLEJOWEGO PRZEJŚCIA GRANICZNEGO
PRZY UL. SZKOLNEJ
W BRANIEWIE

RZUT PIĘTRA

PRACOWNIA PROJEKTOWA "AKON"	BRANŻA: SANIT.
10-672 OLSZTYN UL. ELBLĄSKA 125	SKALA: 1:100
OBIEKT: KOLEJOWE PRZEJŚCIE GRANICZNE-BRANIEWO	DATA: 12.2011
ADRES: BRANIEWO UL. SZKOLNA	NR RYS.: S-6
RYSUJEK: RZUT PIĘTRA	KONCEPCJA
INWESTOR: WOJEWODA WARMIŃSKO-MAZURSKI	
PROJEKTANT: lcbm Wiesław Górszczaruk	Upr bud.nr: MW/S/0103/03