
 

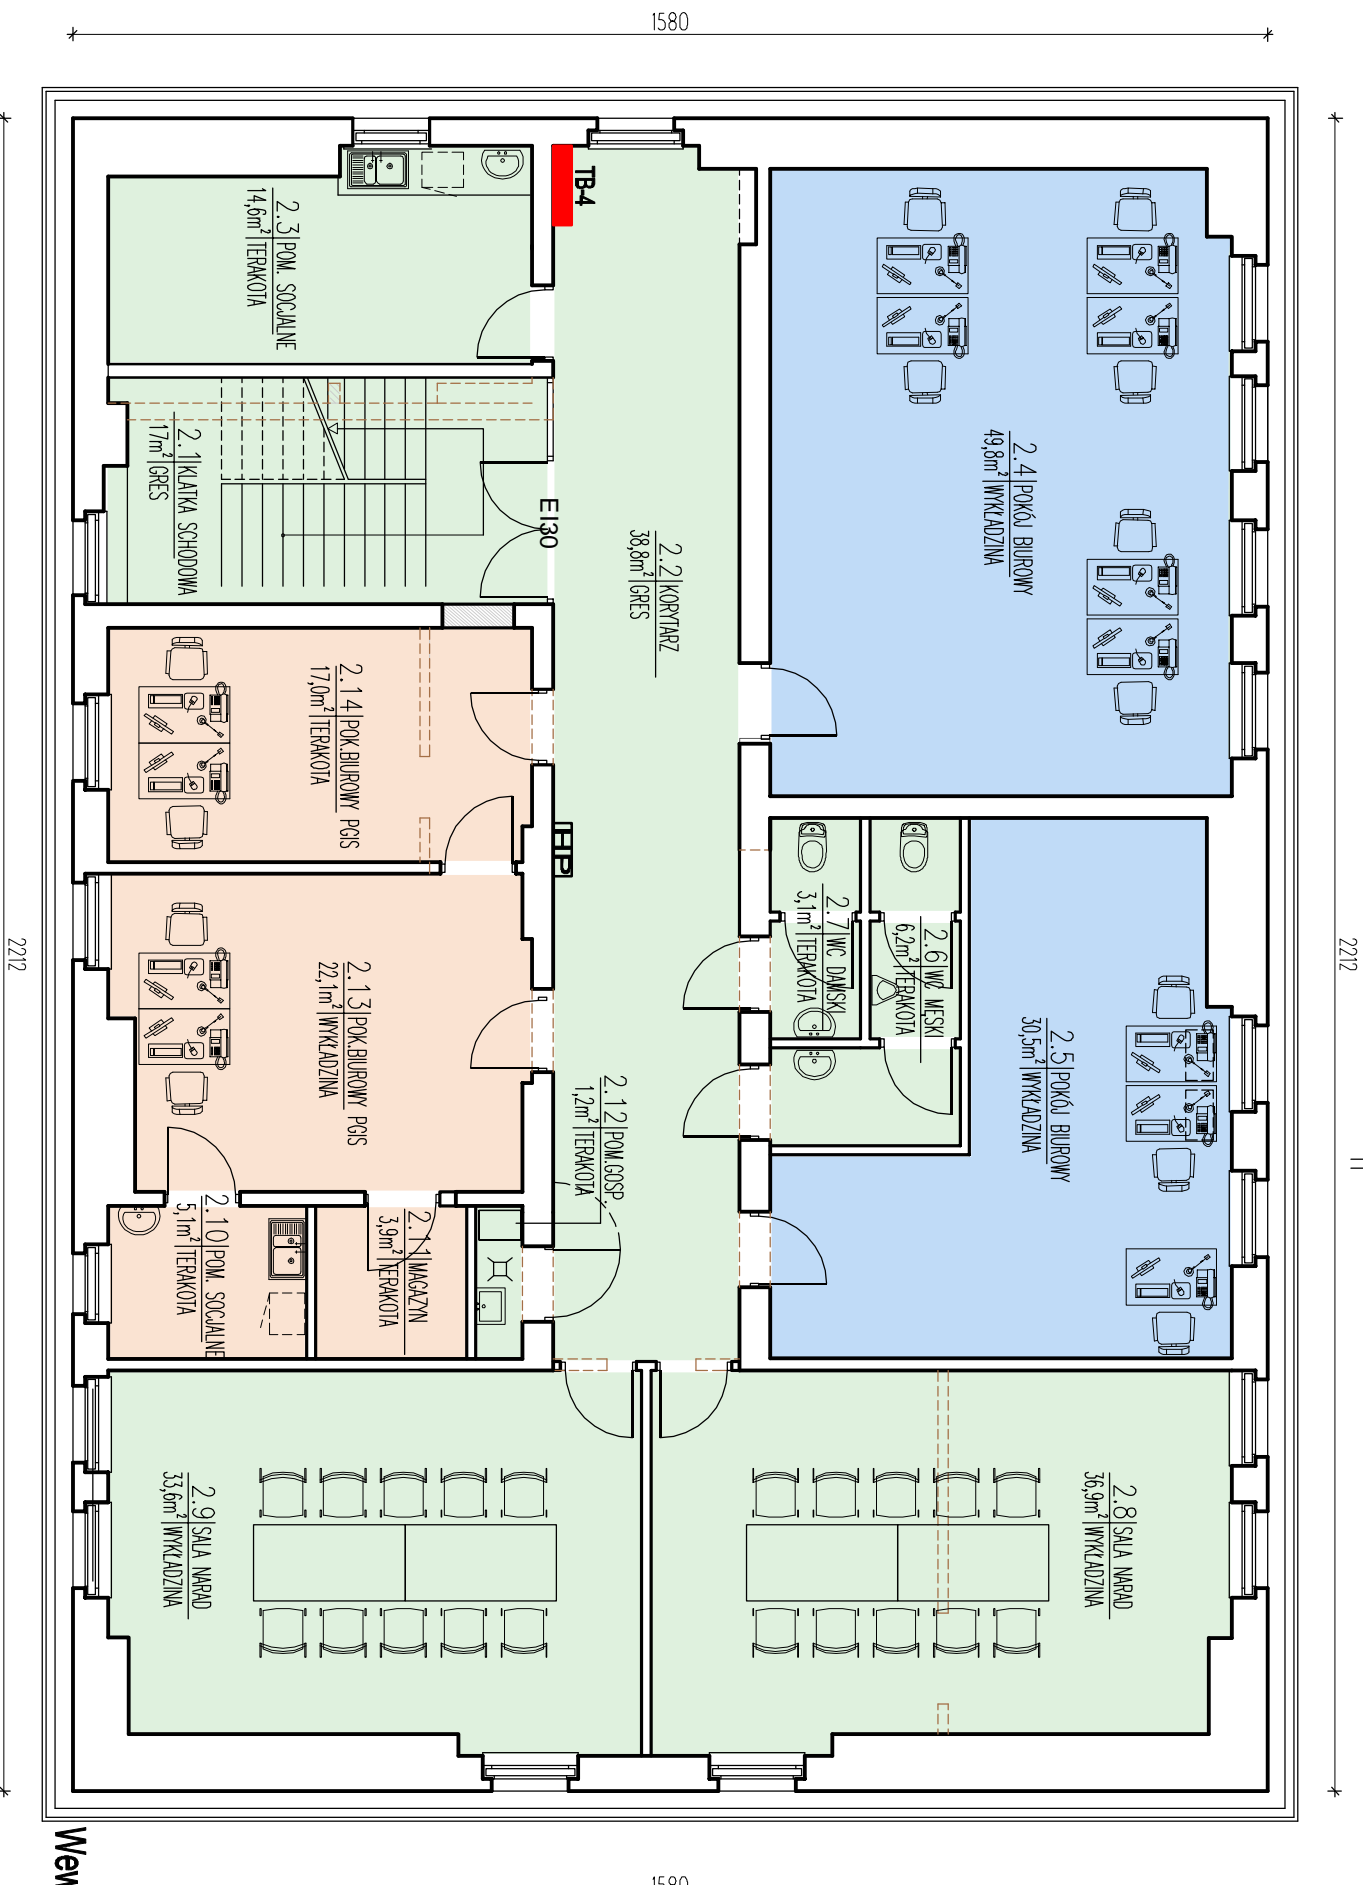


## OZNACZENIA

-  POMIESZCZENIA WARMIŃSKO-MAZURSKIEGO ZARZĄDU PRZEJŚĆ GRANICZNYCH
-  POMIESZCZENIA PAŃSTWOWEJ GRANICZNEJ STACJI SANITARNO-EPIDEMIOLOGICZNEJ
-  POMIESZCZENIA WSPÓLNE I KOMUNIKACJA



**KONCEPCJA**

SKALA 1:100

INWESTOR: WOJEWODA WARMIŃSKO-MAZURSKI  
10-575 OLSZTYN  
UL. MAR. PIŁSUDSKIEGO 7/9

OBIEKT: BUDYNEK BIUROWY  
KOLEJOWEGO PRZEJŚCIA GRANICZNEGO  
PRZY UL. SZKOLNEJ  
W BRANIEWIE

Wewnętrzne instalacje elektryczne i teletechniczne  
rozmieszczenie urządzeń

PRACOWNIA PROJEKTOWA "AKON"	BRANŻA: ARCH.
10 - 672 OLSZTYN UL. ELBLĄSKA 125	SKALA: 1:100
OBIEKT: KOLEJOWE PRZEJŚCIE GRANICZNE-BRANIEWO	DATA: 12.201
ADRES: BRANIEWO – UL. SZKOŁNA	NR RYS.: E - 8
RYSLINIEK: RZUT PIĘTRA – INSTALACJE ELEKTRYCZNE	KONCEPCJA
INWESTOR: WOJEWODA WARMIŃSKO-MAZURSKI	
PROJEKTANT: mgr inż. Dariusz Naruszewicz	Upr.bud.nr: WAM/0068/PWDE/1
OPRACOWAŁ: [blank]	Upr.bud.nr: [blank]
	Upr.bud.nr: [blank]

## RZUT PIĘTRA