


Rozdzielnica centrali wentylacyjnej (dostarczana razem z centralą) P= 3,3kW 400V

Agregat AC035FBLEDH/EU P= 1,45kW , 230V

Rzut archiwium
skala 1:100

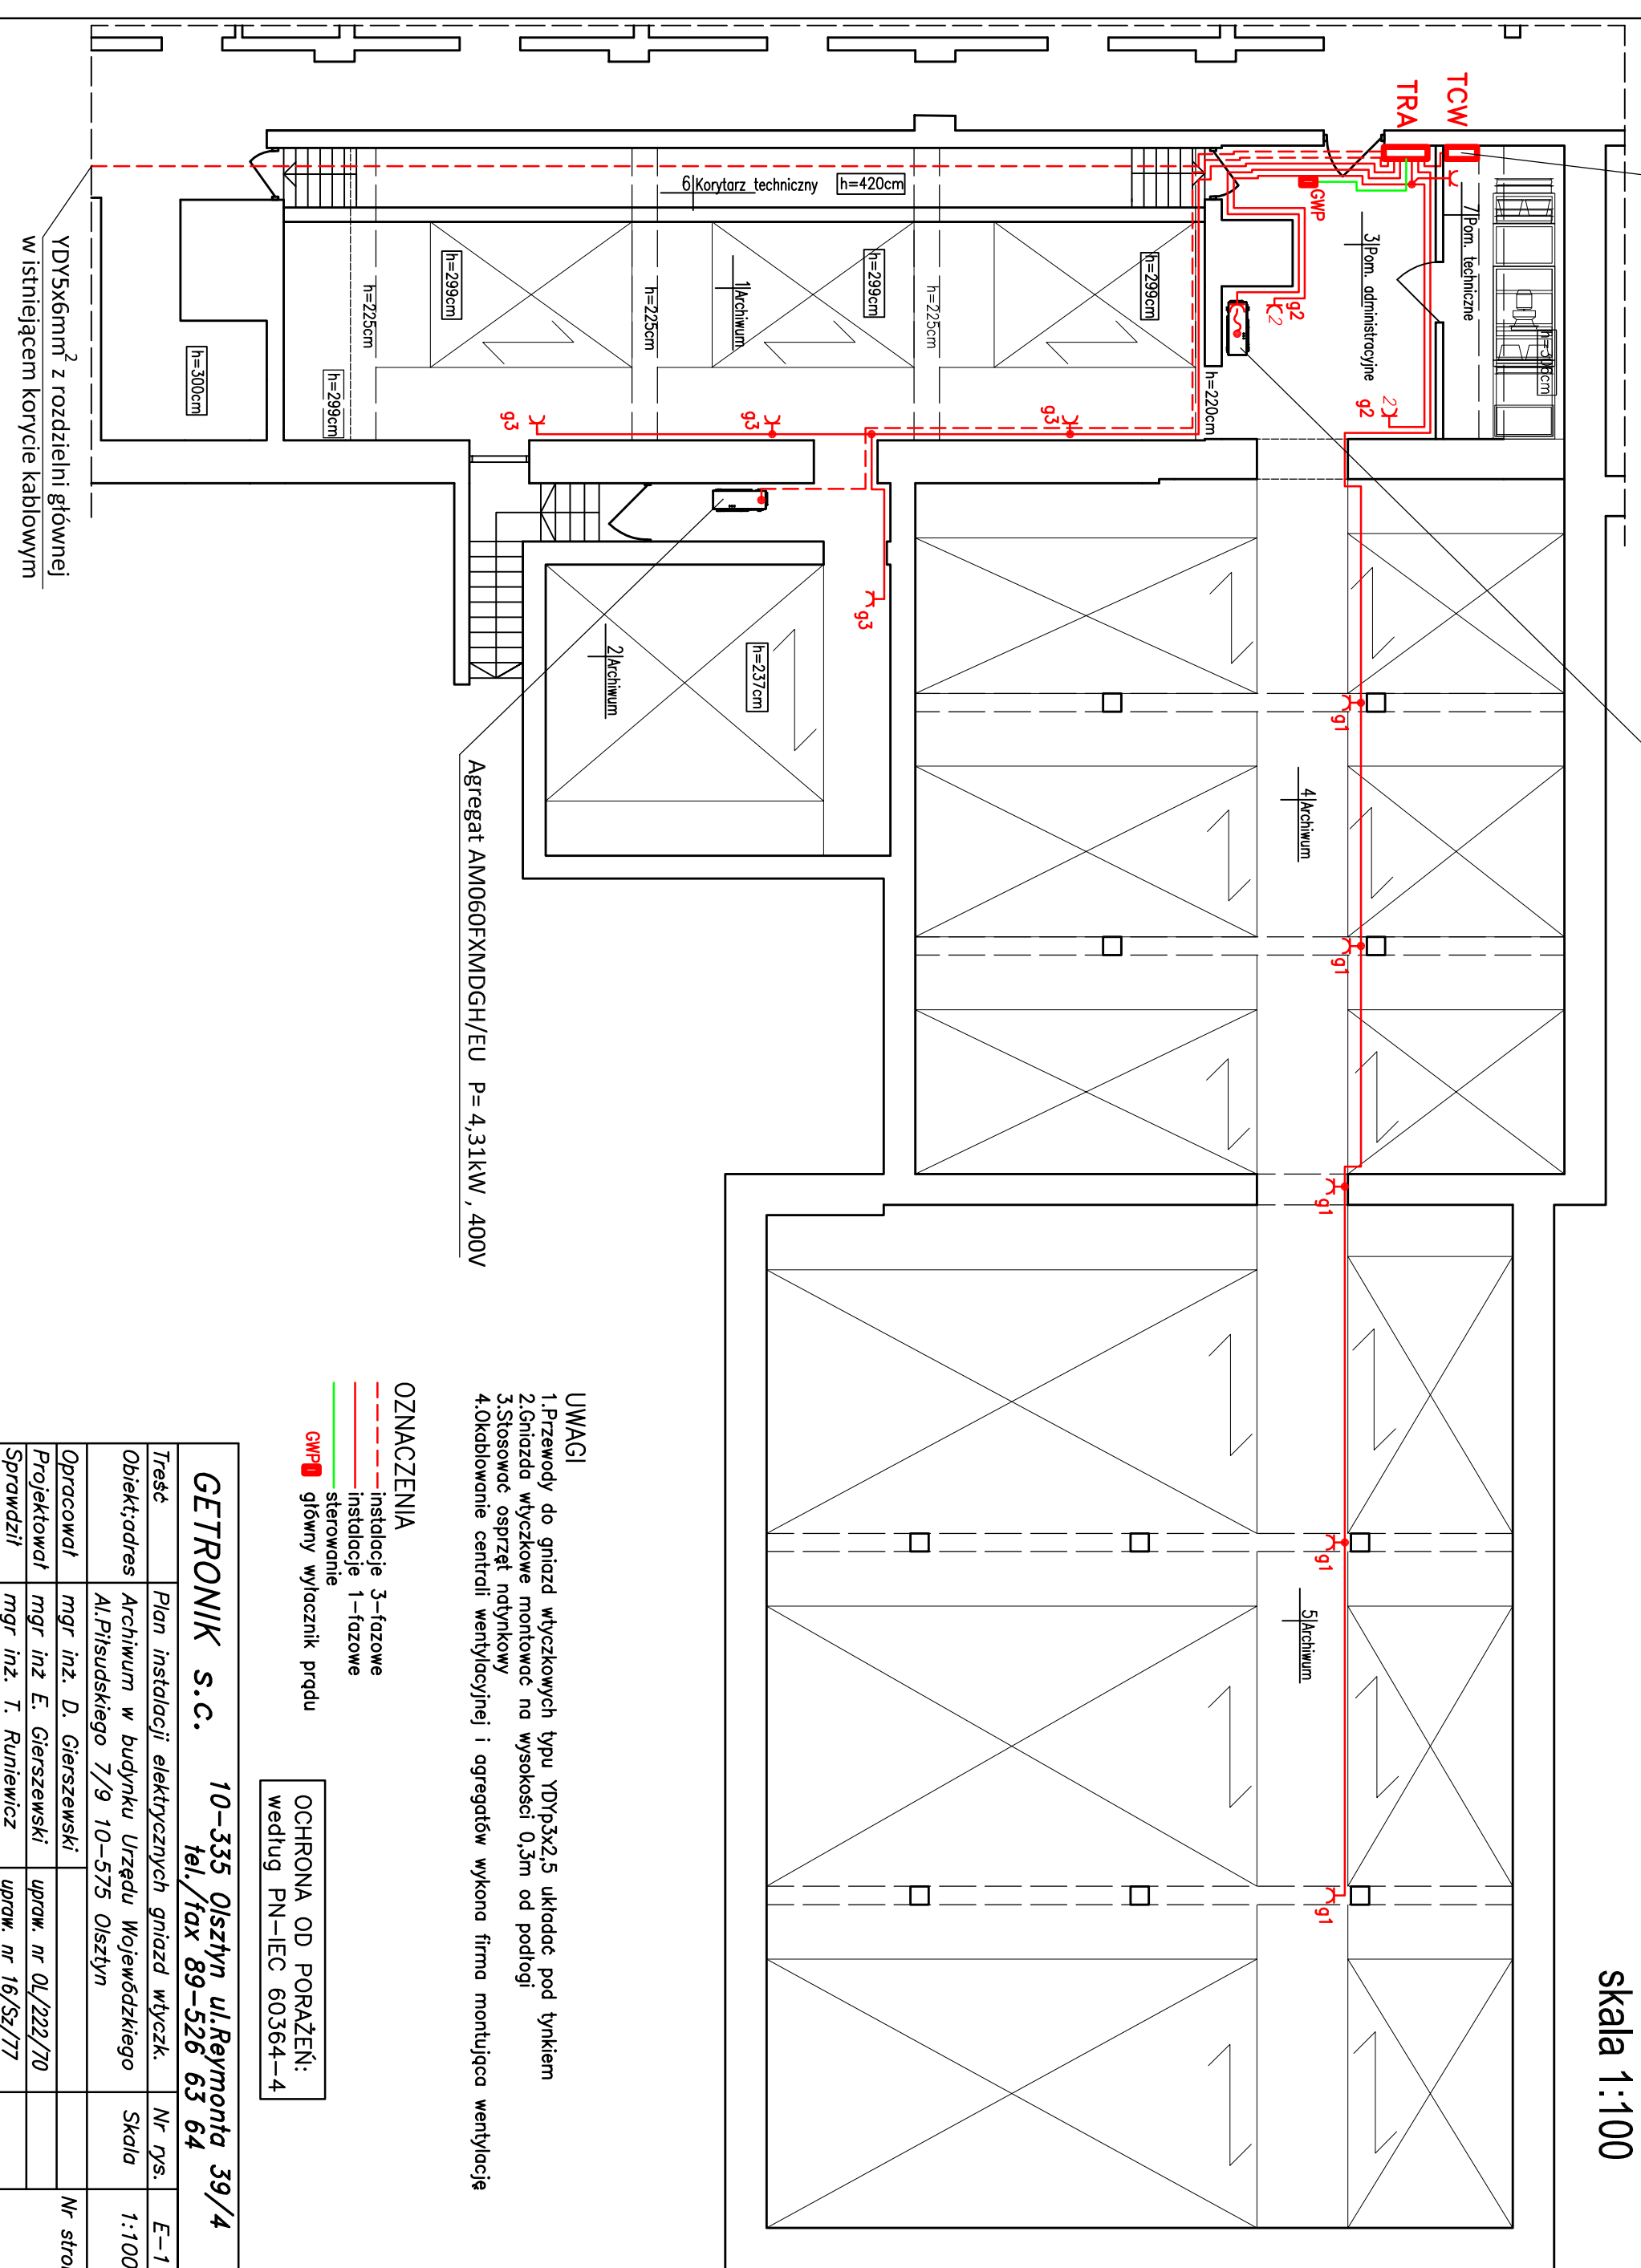

- UWAGI**
- 1.Przewody do gniazd wtyczkowych typu YDYp3x2,5 układać pod tynkiem
 - 2.Gniazda wtyczkowe montować na wysokości 0,3m od podłogi
 - 3.Stosować osprzęt natynkowy
 - 4.Okablowanie centrali wentylacyjnej i agregatów wykona firma montująca wentylację

- OZNACZENIA**
- instalacje 3-fazowe
 - instalacje 1-fazowe
 - sterowanie
 - GWP** główny wyłacznik prądu

OCHRONA OD PORAŻEŃ:
według PN-IEC 60364-4

GETRONIK S.C.		10-335 Olsztyn ul.Reymonta 39/4	
Treść	Plan instalacji elektrycznych gniazd wtyczk.	Nr rys.	E-1
Obiekt/adres	Archiwum w budynku Urzędu Wojewódzkiego Al.Piłsudskiego 7/9 10-575 Olsztyn	Skala	1:100
Opracował	mgr inż. D. Gierszewski		
Projektował	mgr inż E. Gierszewski	upraw. nr 01/222/70	
Sprawdził	mgr inż. T. Runiewicz	upraw. nr 16/Sz/77	